



RZUT PIWNIC

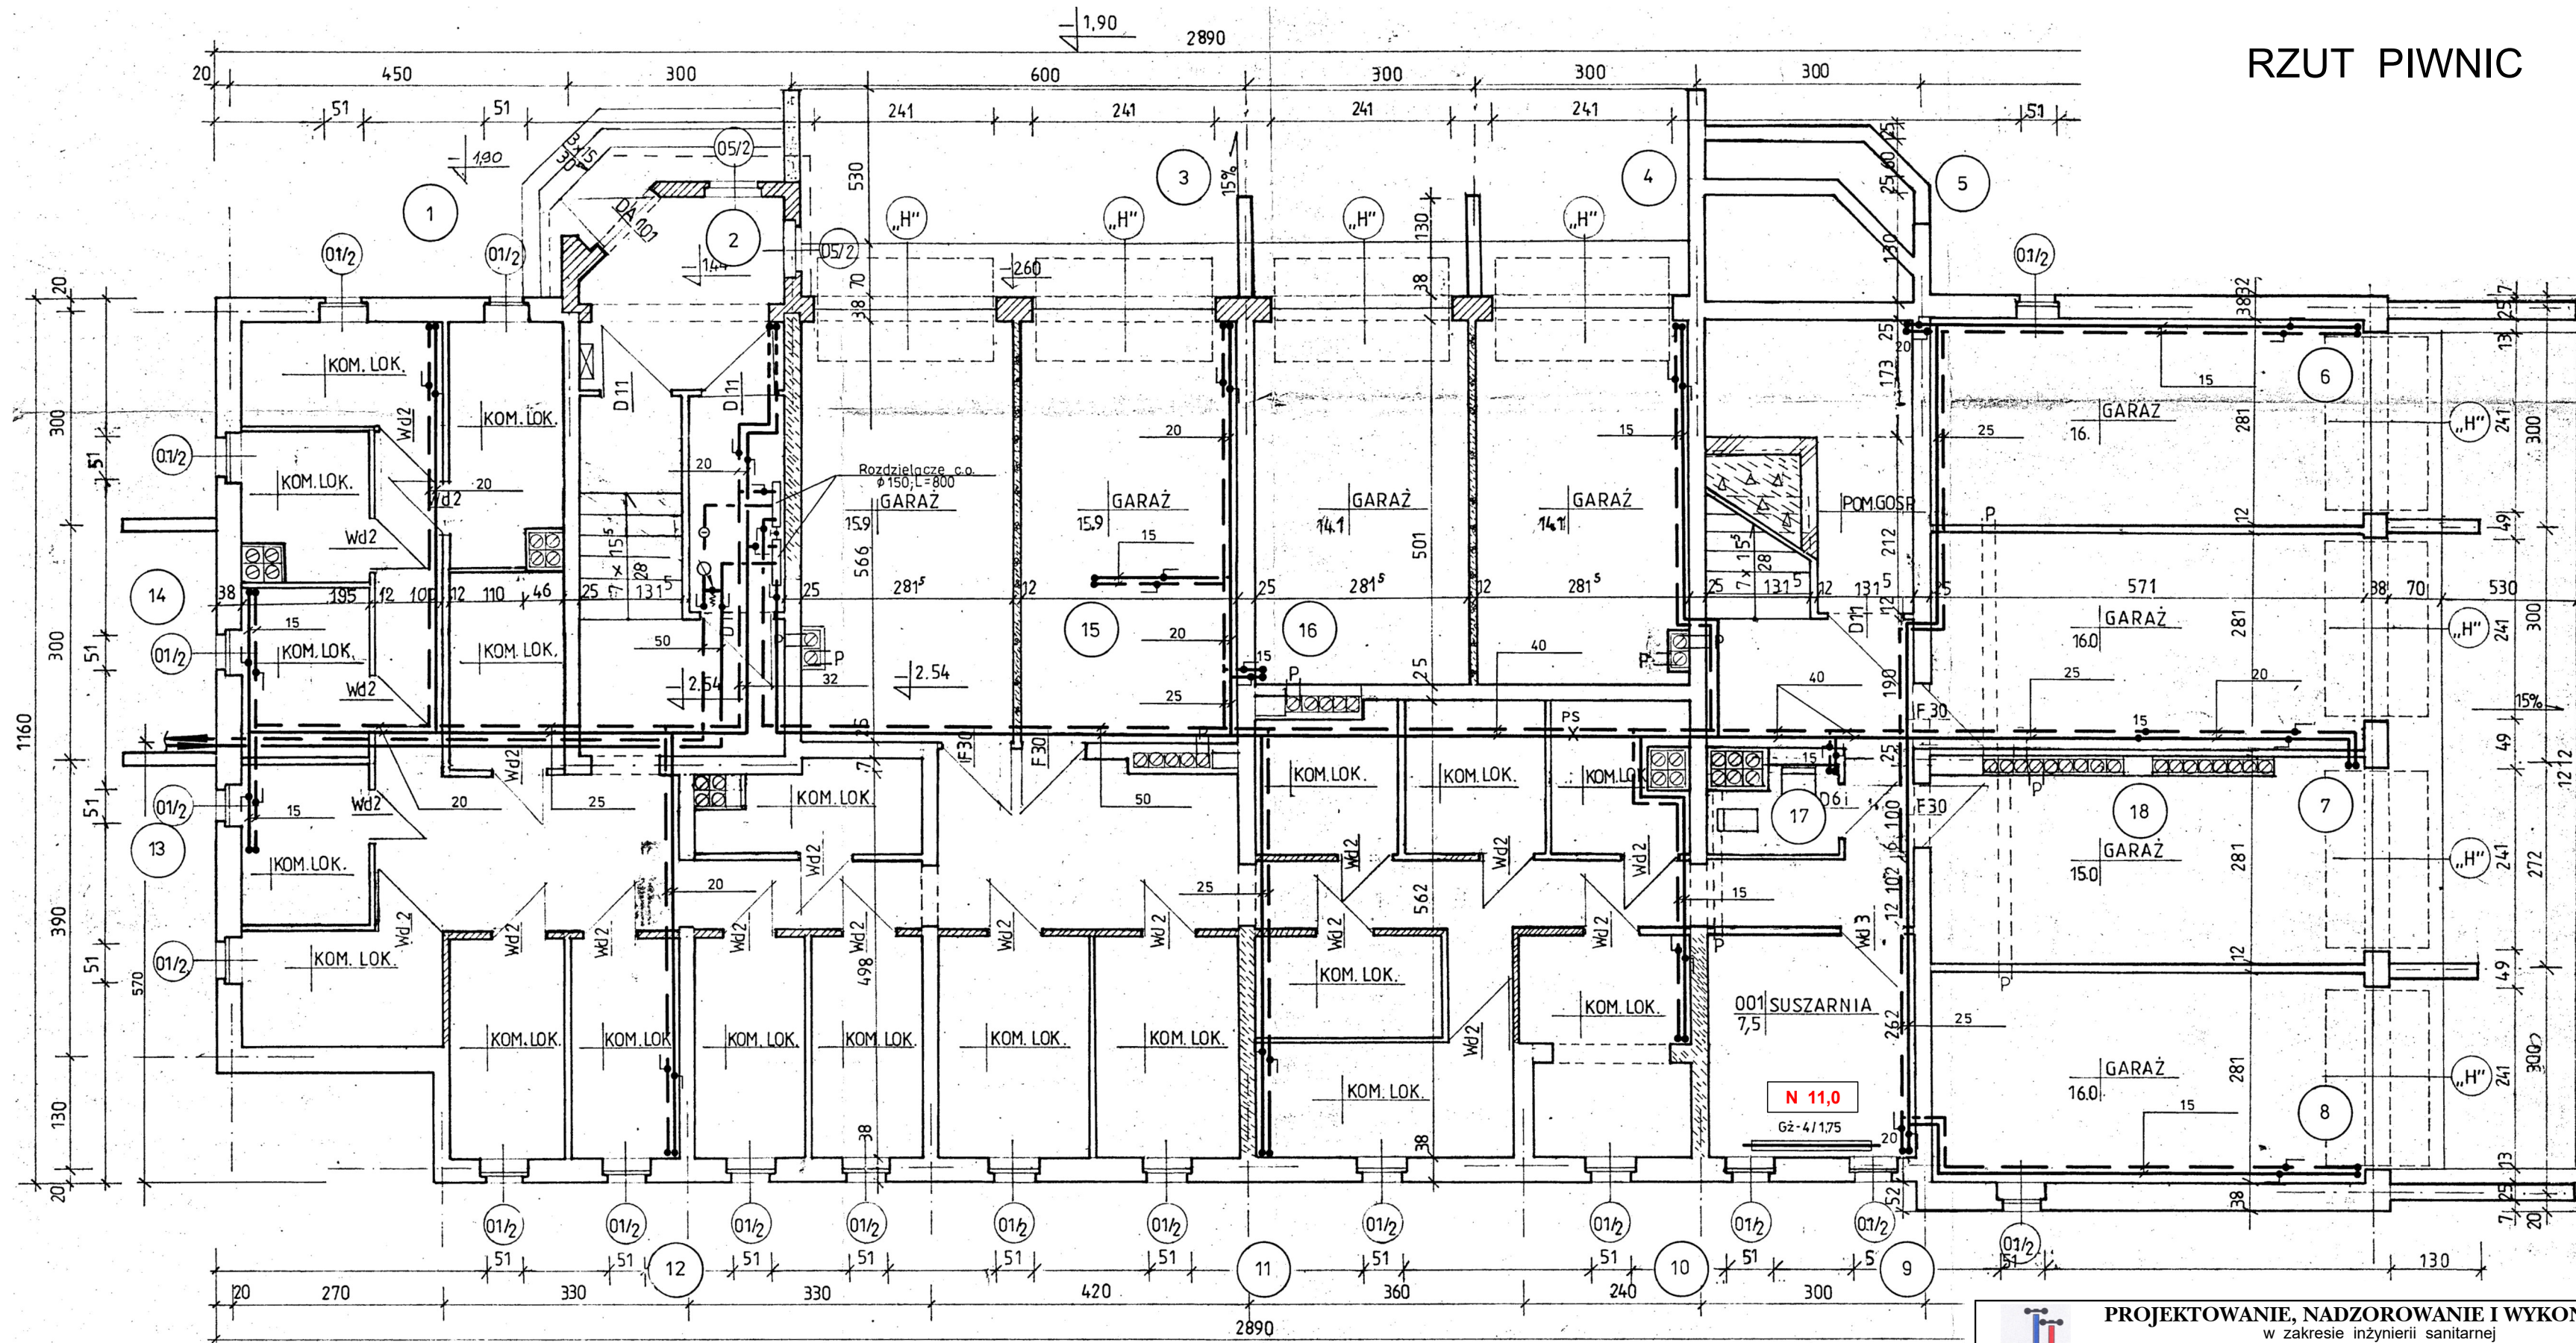

 PROJEKTOWANIE, NADZOROWANIE I WYKONAWSTWO w zakresie inżynierii sanitarnej mgr inż. Jacek Joachimiak ul. E. Orzeszkowej 20/4 64-920 Piła 604-961-179			
TEMAT	Regulacja hydrauliczna instalacji c.o.		
OBIEKT	Budynek mieszk. wielorodzinny, Os. Młodych 4 ; 64-761 Krzyż Wlkp.		
INWESTOR	Spółdzielnia Mieszk. Lokat. - Własny, Os. Słowackiego 24 ; Trzcianka		
OPRACOWAŁ	mgr inż. Jacek Joachimiak	WKP/0112/POOS/06	Skala : 1 : 75
PROJEKTOWAŁ	mgr inż. Jacek Joachimiak	WKP/0112/POOS/06	Data : 05/2020
SPRAWDZIŁ			Nr rys. : 1