


RZUT PIWNIC

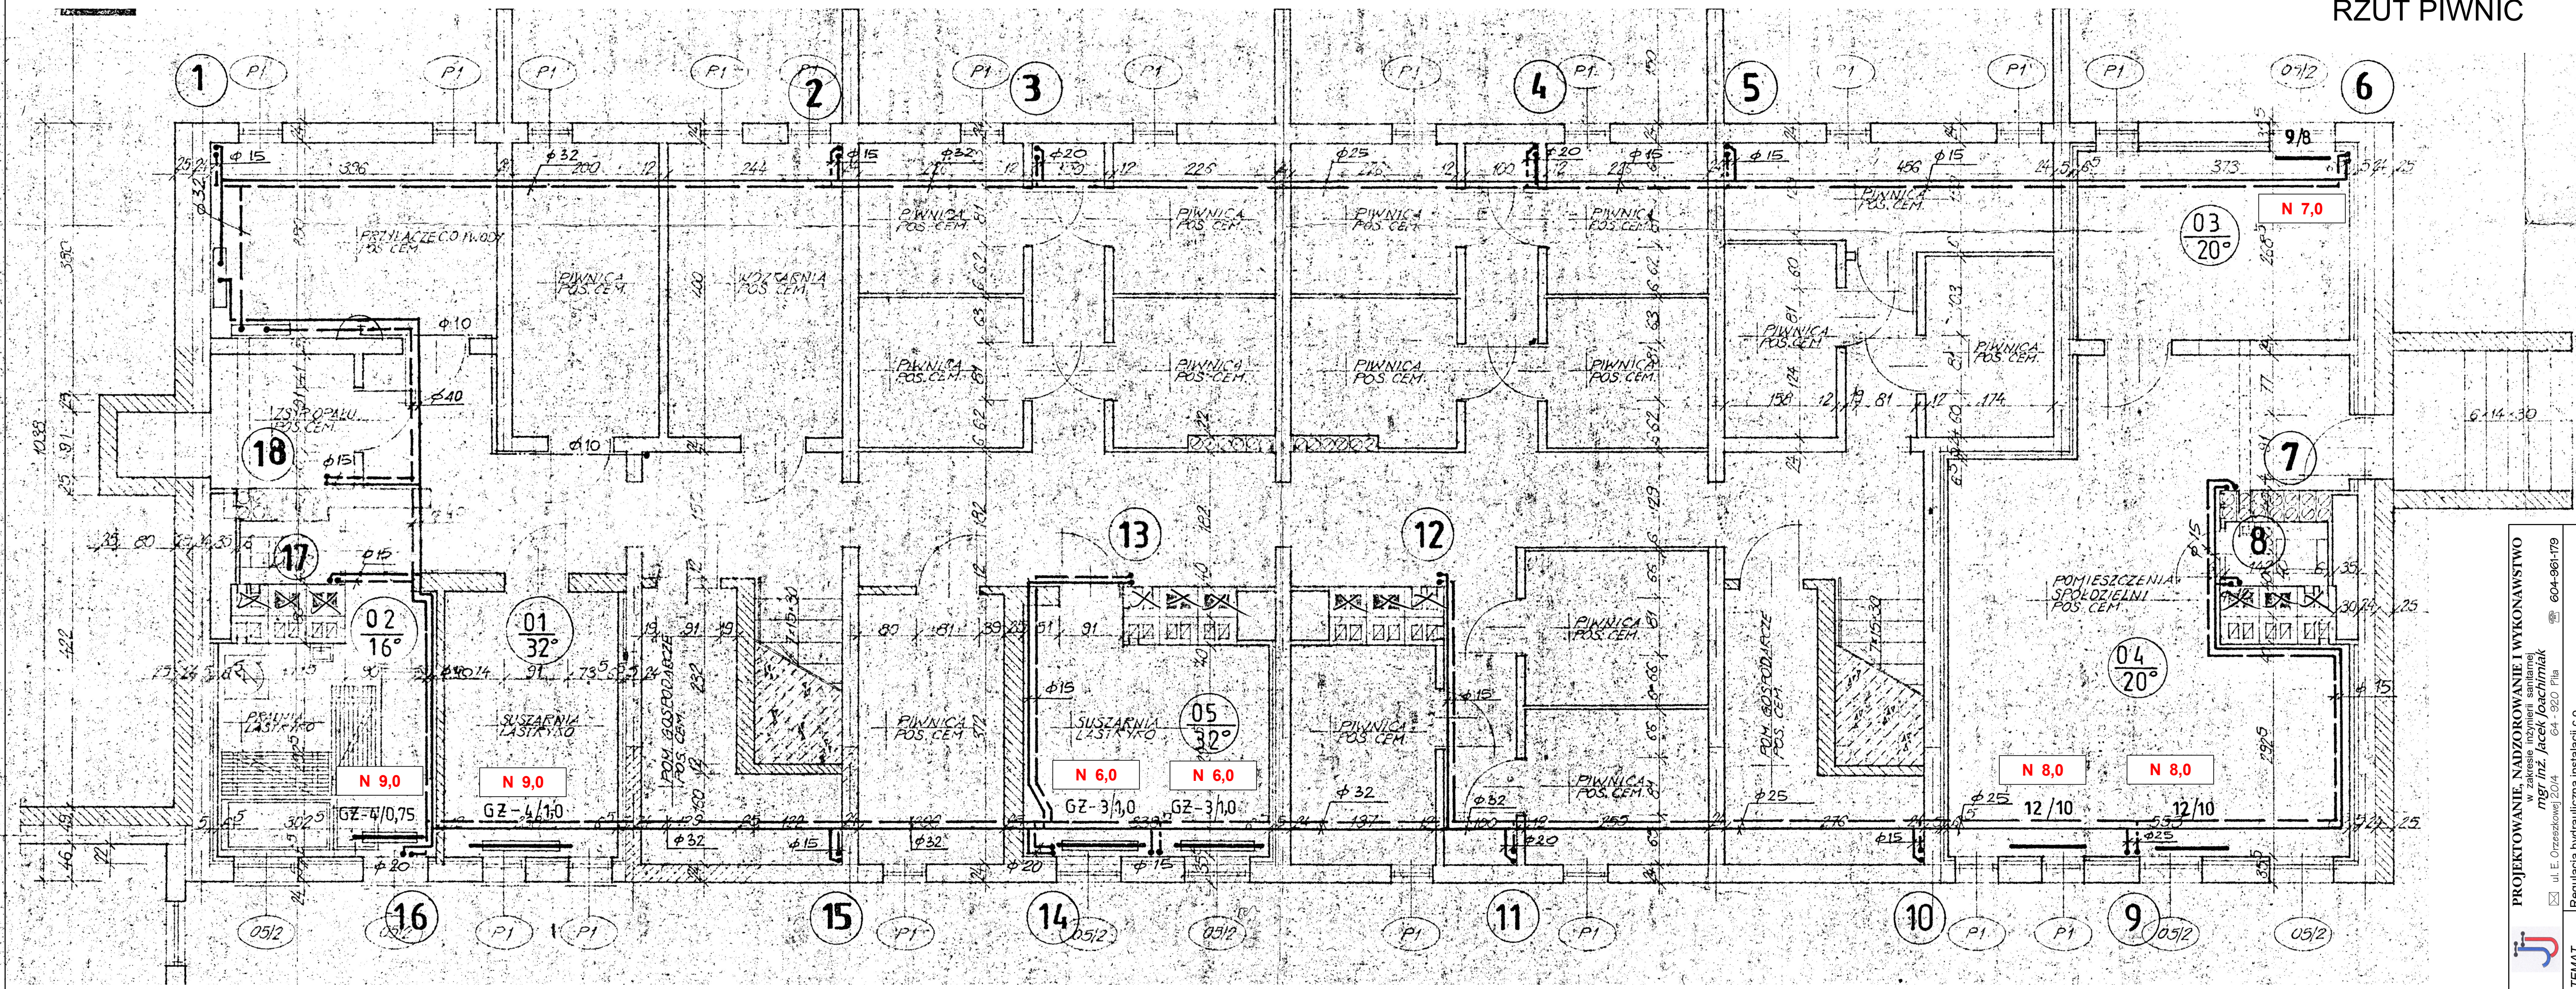

PROJEKTOWANIE, NADZOROWANIE I WYKONAWSTWO mgr inż. Jacek Joachimiak ul. E. Orzeszkowej 20/14 64-920 Pila	
TEMAT Regulacja hydrauliczna instalacji c.o.	604-961-179
OBIEKT Budynek miesz. wielorodzinny, Os. Młodych 6; 64-761 Krzyż Wlkp.	
INWESTOR Spółdzielnia Miesz. Lokat. - Własn., Os. Słowackiego 24; Trzcianka	
OPRACOWAŁ mgr inż. Jacek Joachimiak	WK/P/0112/POOS/06 Skala: 1:50
PROJEKTOWAŁ mgr inż. Jacek Joachimiak	WK/P/0112/POOS/06 Data: 05/2020
SPRAWDZIŁ	Nr dys.: 1