


RZUT PIWNIC

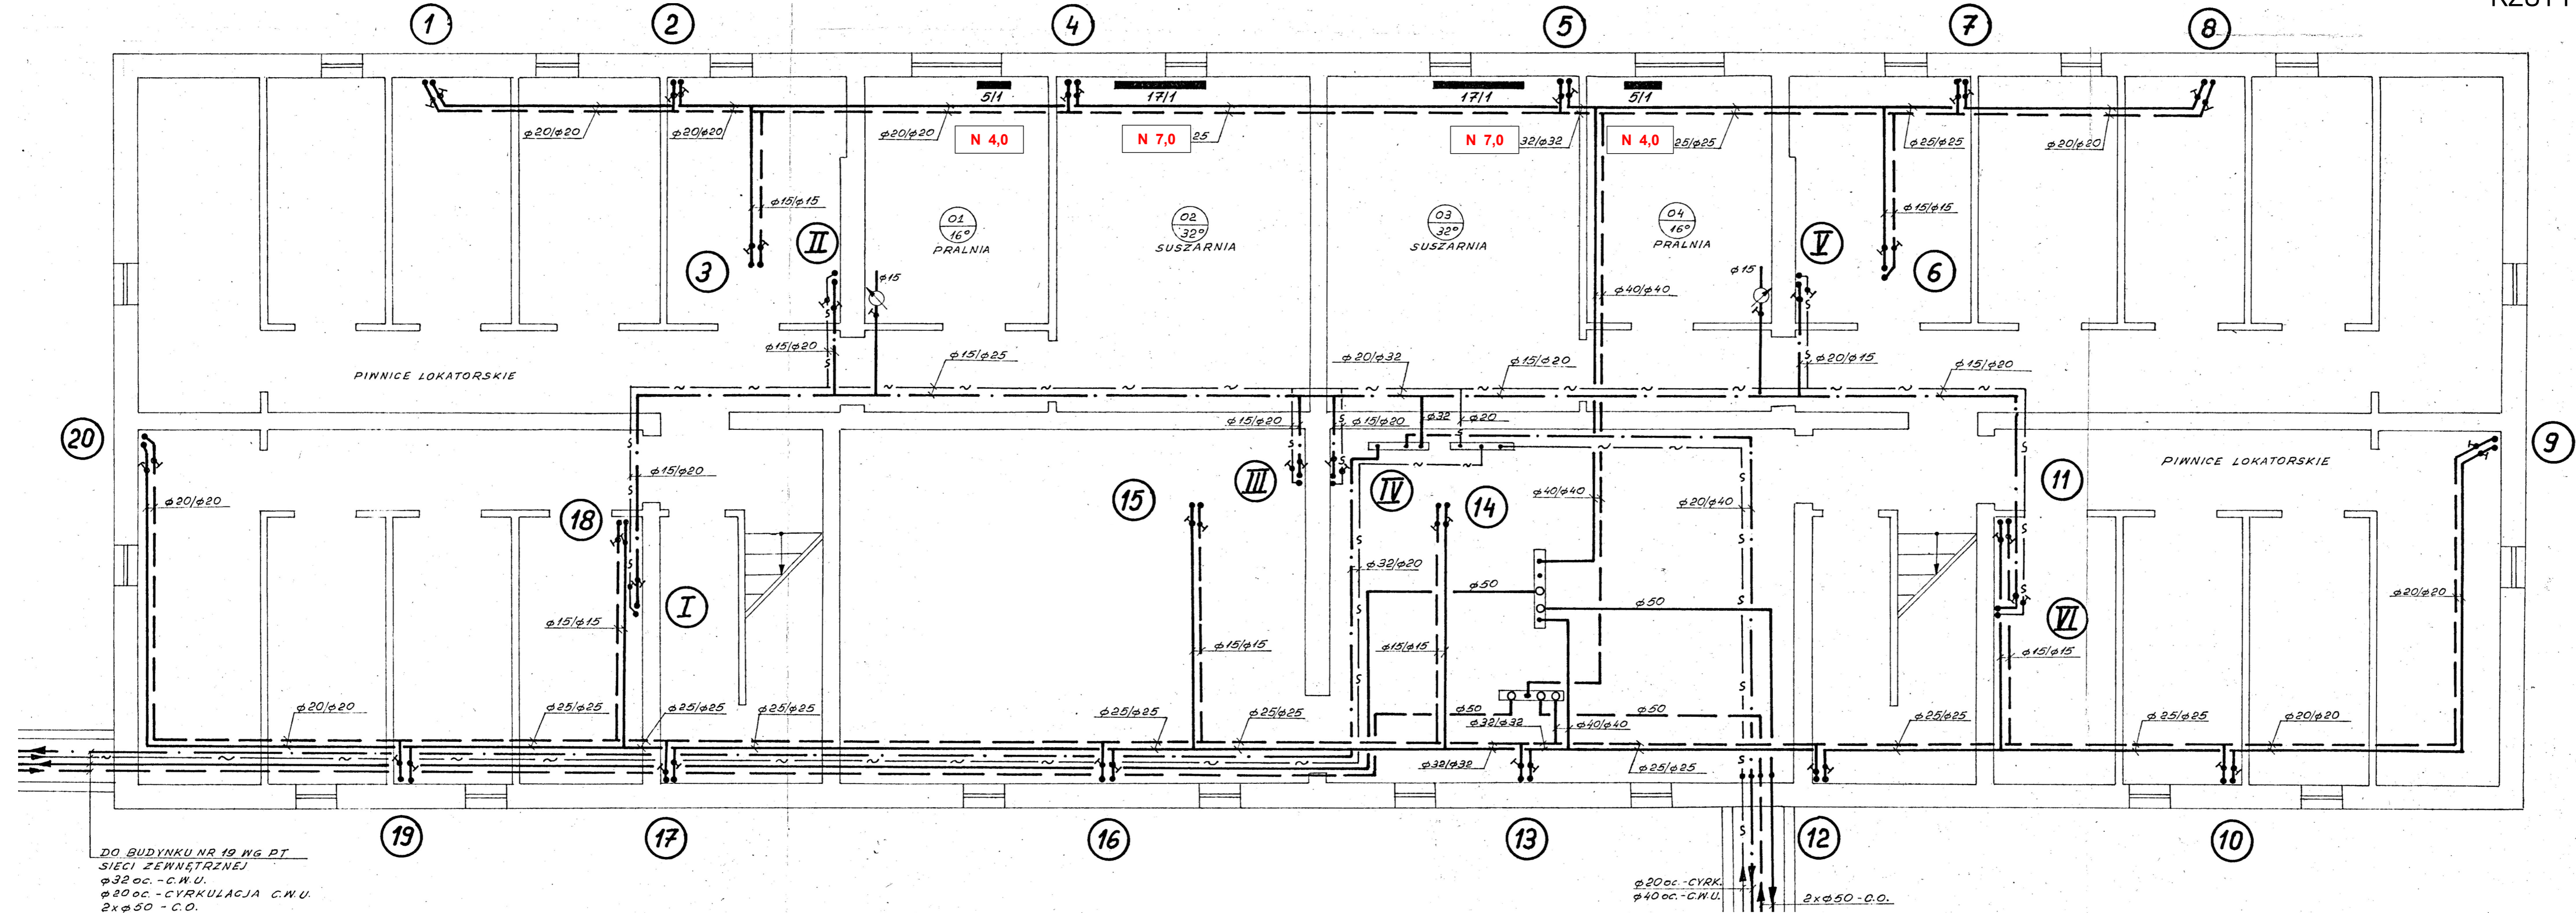

DO BUDYNKU NR 19 WG PT
 SIECI ZEWNĘTRZNEJ
 $\phi 32$ oc. - C.W.U.
 $\phi 20$ oc. - CYRKULACJA C.W.U.
 2x $\phi 50$ - C.O.

$\phi 20$ oc. - CYRK.
 $\phi 40$ oc. - C.W.U.
 2x $\phi 50$ - C.O.

PROJEKTOWANIE, NADZOROWANIE I WYKONANSTWO mgr inż. Jacek Joachimak ul. E. Orzeszkowej 20/4 64-920 Pila 604-961-179	
TEMAT Regulacja hydrauliczna instalacji c.o.	ul. E. Orzeszkowej 20/4 64-920 Pila 604-961-179
OBIEKT Bud. mieszkalny wielorodzinny, ul. 27 Stycznia 21; 64-980 Trzcianka	ul. E. Orzeszkowej 20/4 64-920 Pila 604-961-179
INWESTOR Spółdzielnia Mieszk. Lokat. - Wlasn., Os. Słowackiego 24; Trzcianka	ul. E. Orzeszkowej 20/4 64-920 Pila 604-961-179
OPRACOWAL mgr inż. Jacek Joachimak	WKP0112/POOS/06
PROJEKTOWAL mgr inż. Jacek Joachimak	WKP0112/POOS/06
SPRAWDZIŁ	WKP0112/POOS/06
Skala: 1:50	Data: 05/2020
Nr rys.: 1	Nr rys.: 1