
 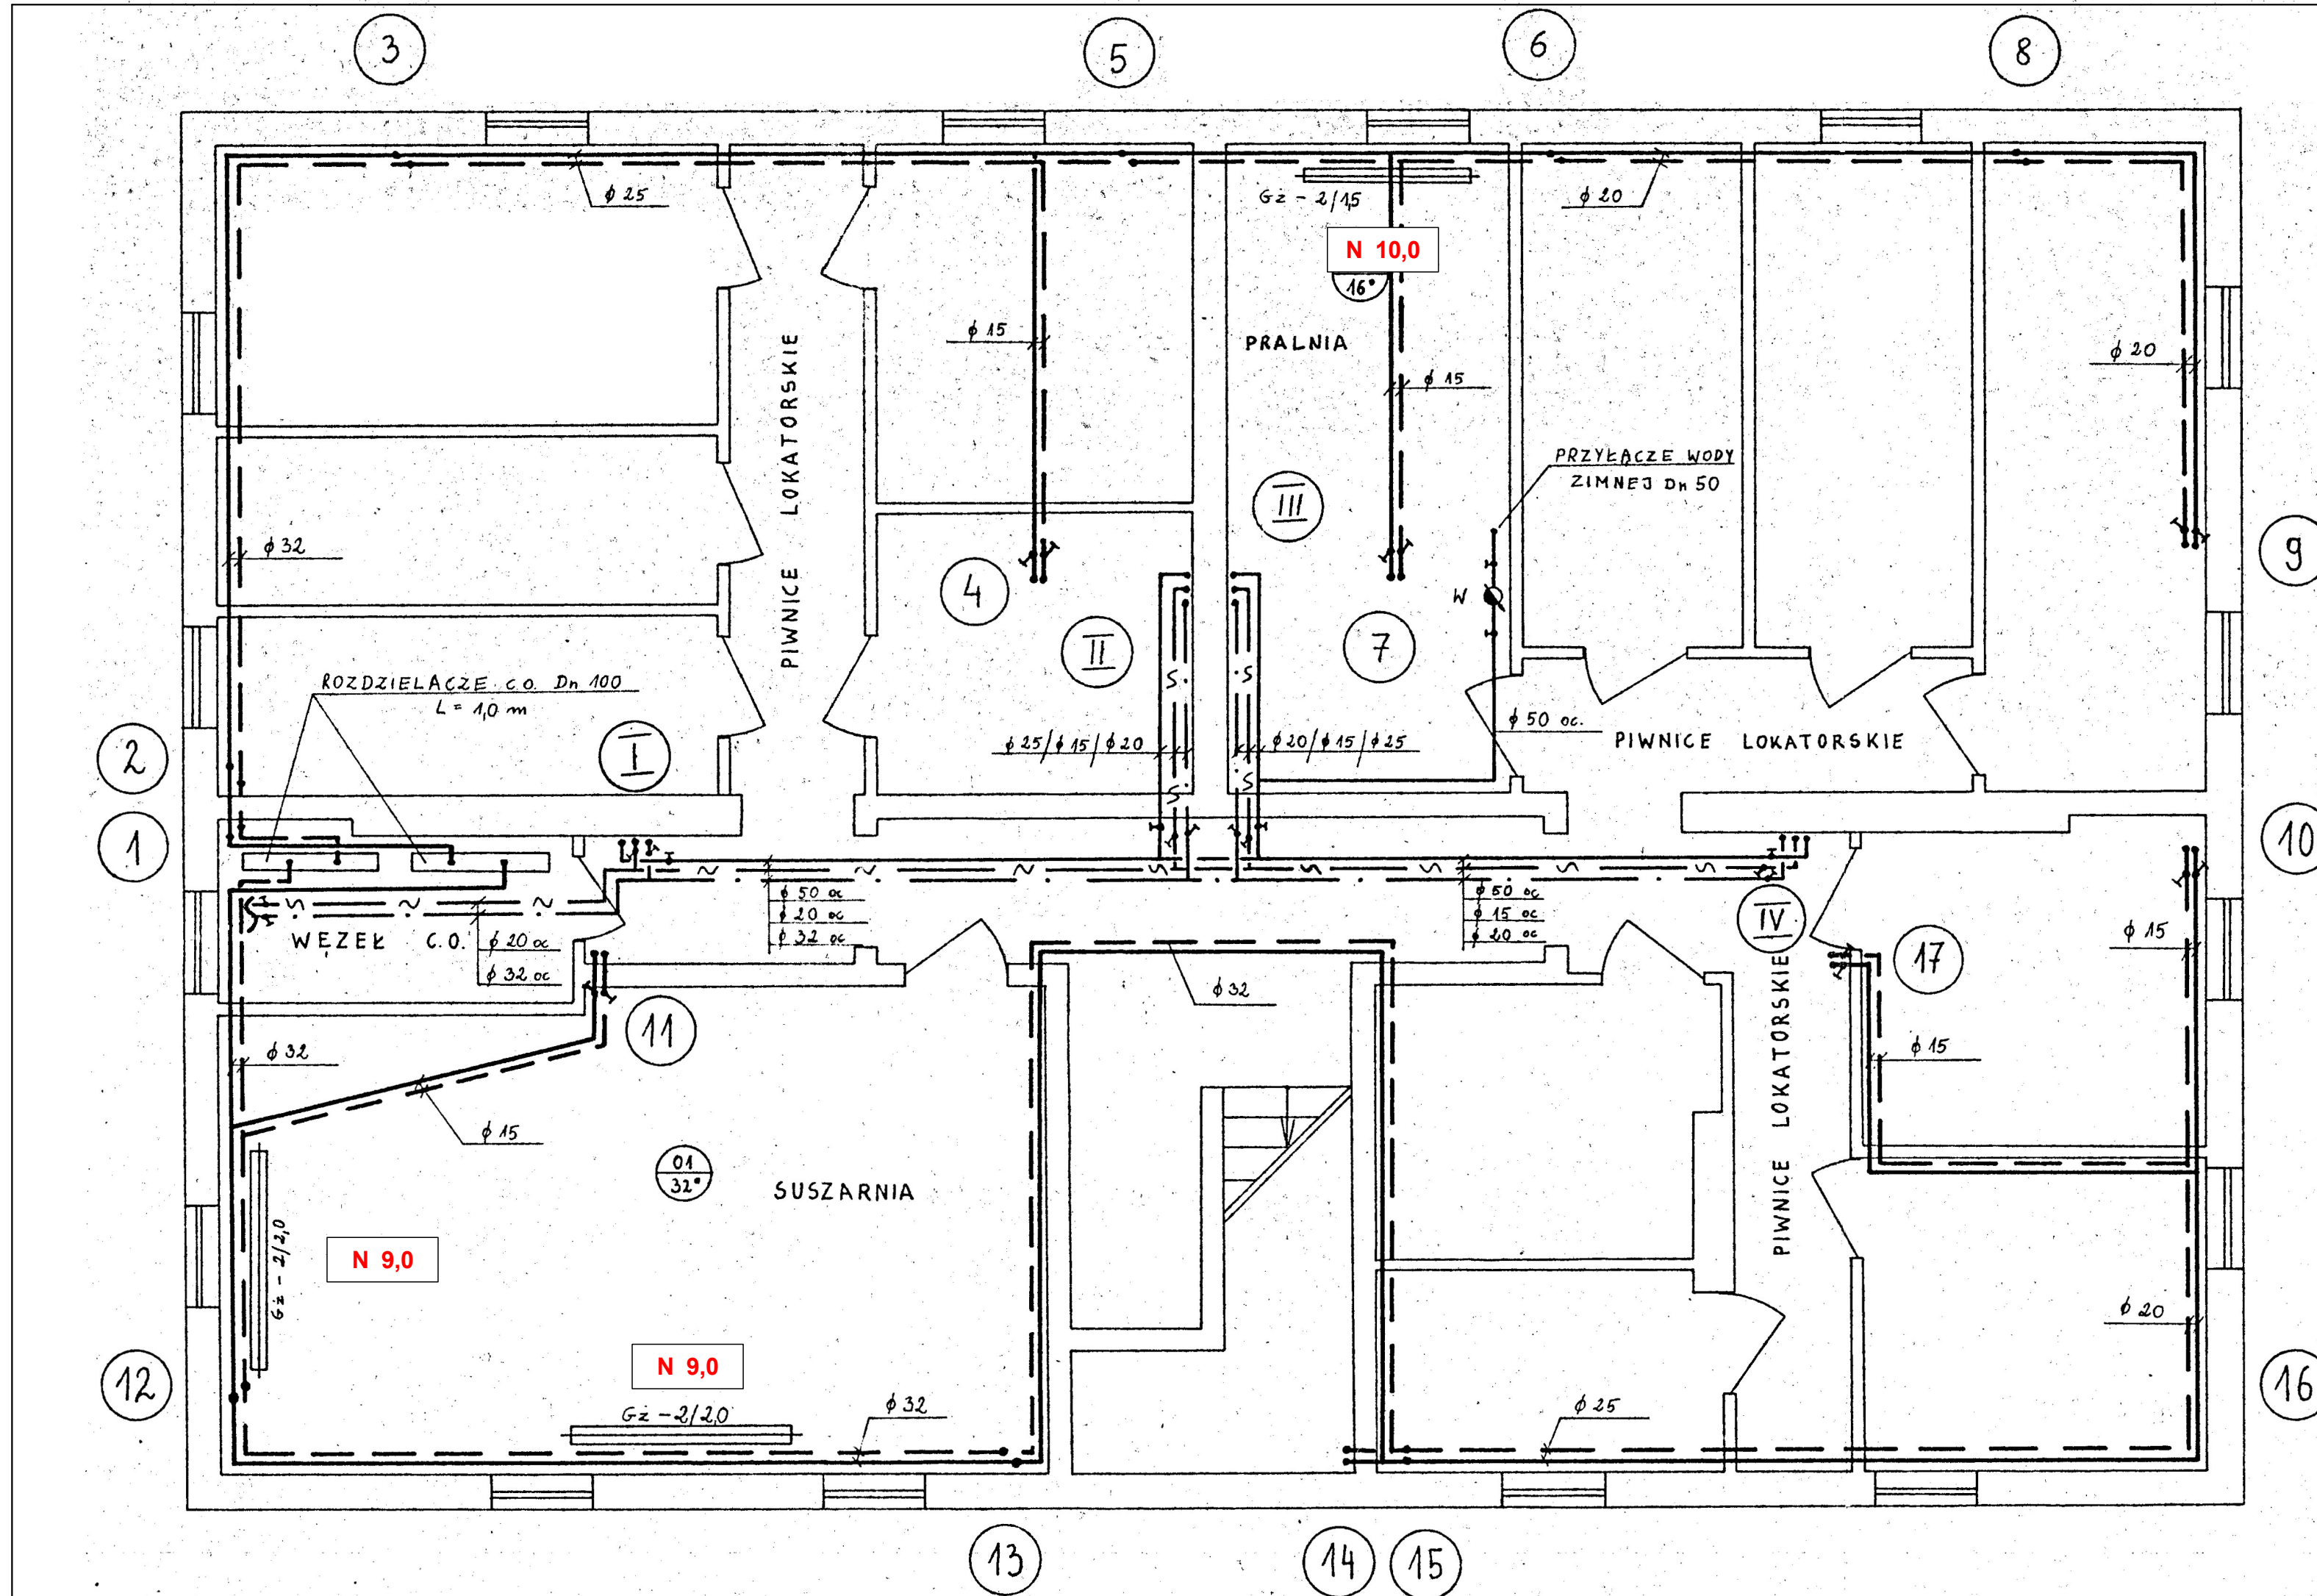


RZUT PIWNIC



	PROJEKTOWANIE, NADZOROWANIE I WYKONAWSTWO w zakresie inżynierii sanitarniej mgr inż. Jacek Joachimiak ul. E. Orzeszkowej 20/4 64-920 Pila ☎ 604-961-179			
	TEMAT Regulacja hydrauliczna instalacji c.o.	OBIEKT Bud. mieszkalny wielorodzinny, ul. 27 Stycznia 22 ; 64-980 Trzcianka	INWESTOR Spółdzielnia Mieszk. Lokat. - Włas., Os. Słowackiego 24 ; Trzcianka	OPRACOWAŁ mgr inż. Jacek Joachimiak WKP/0112/POOS/06
SPRAWDZIŁ			Skala : 1 : 50	Data : 05/2020
				Nr rys. : 1