



# RZUT PIWNIC

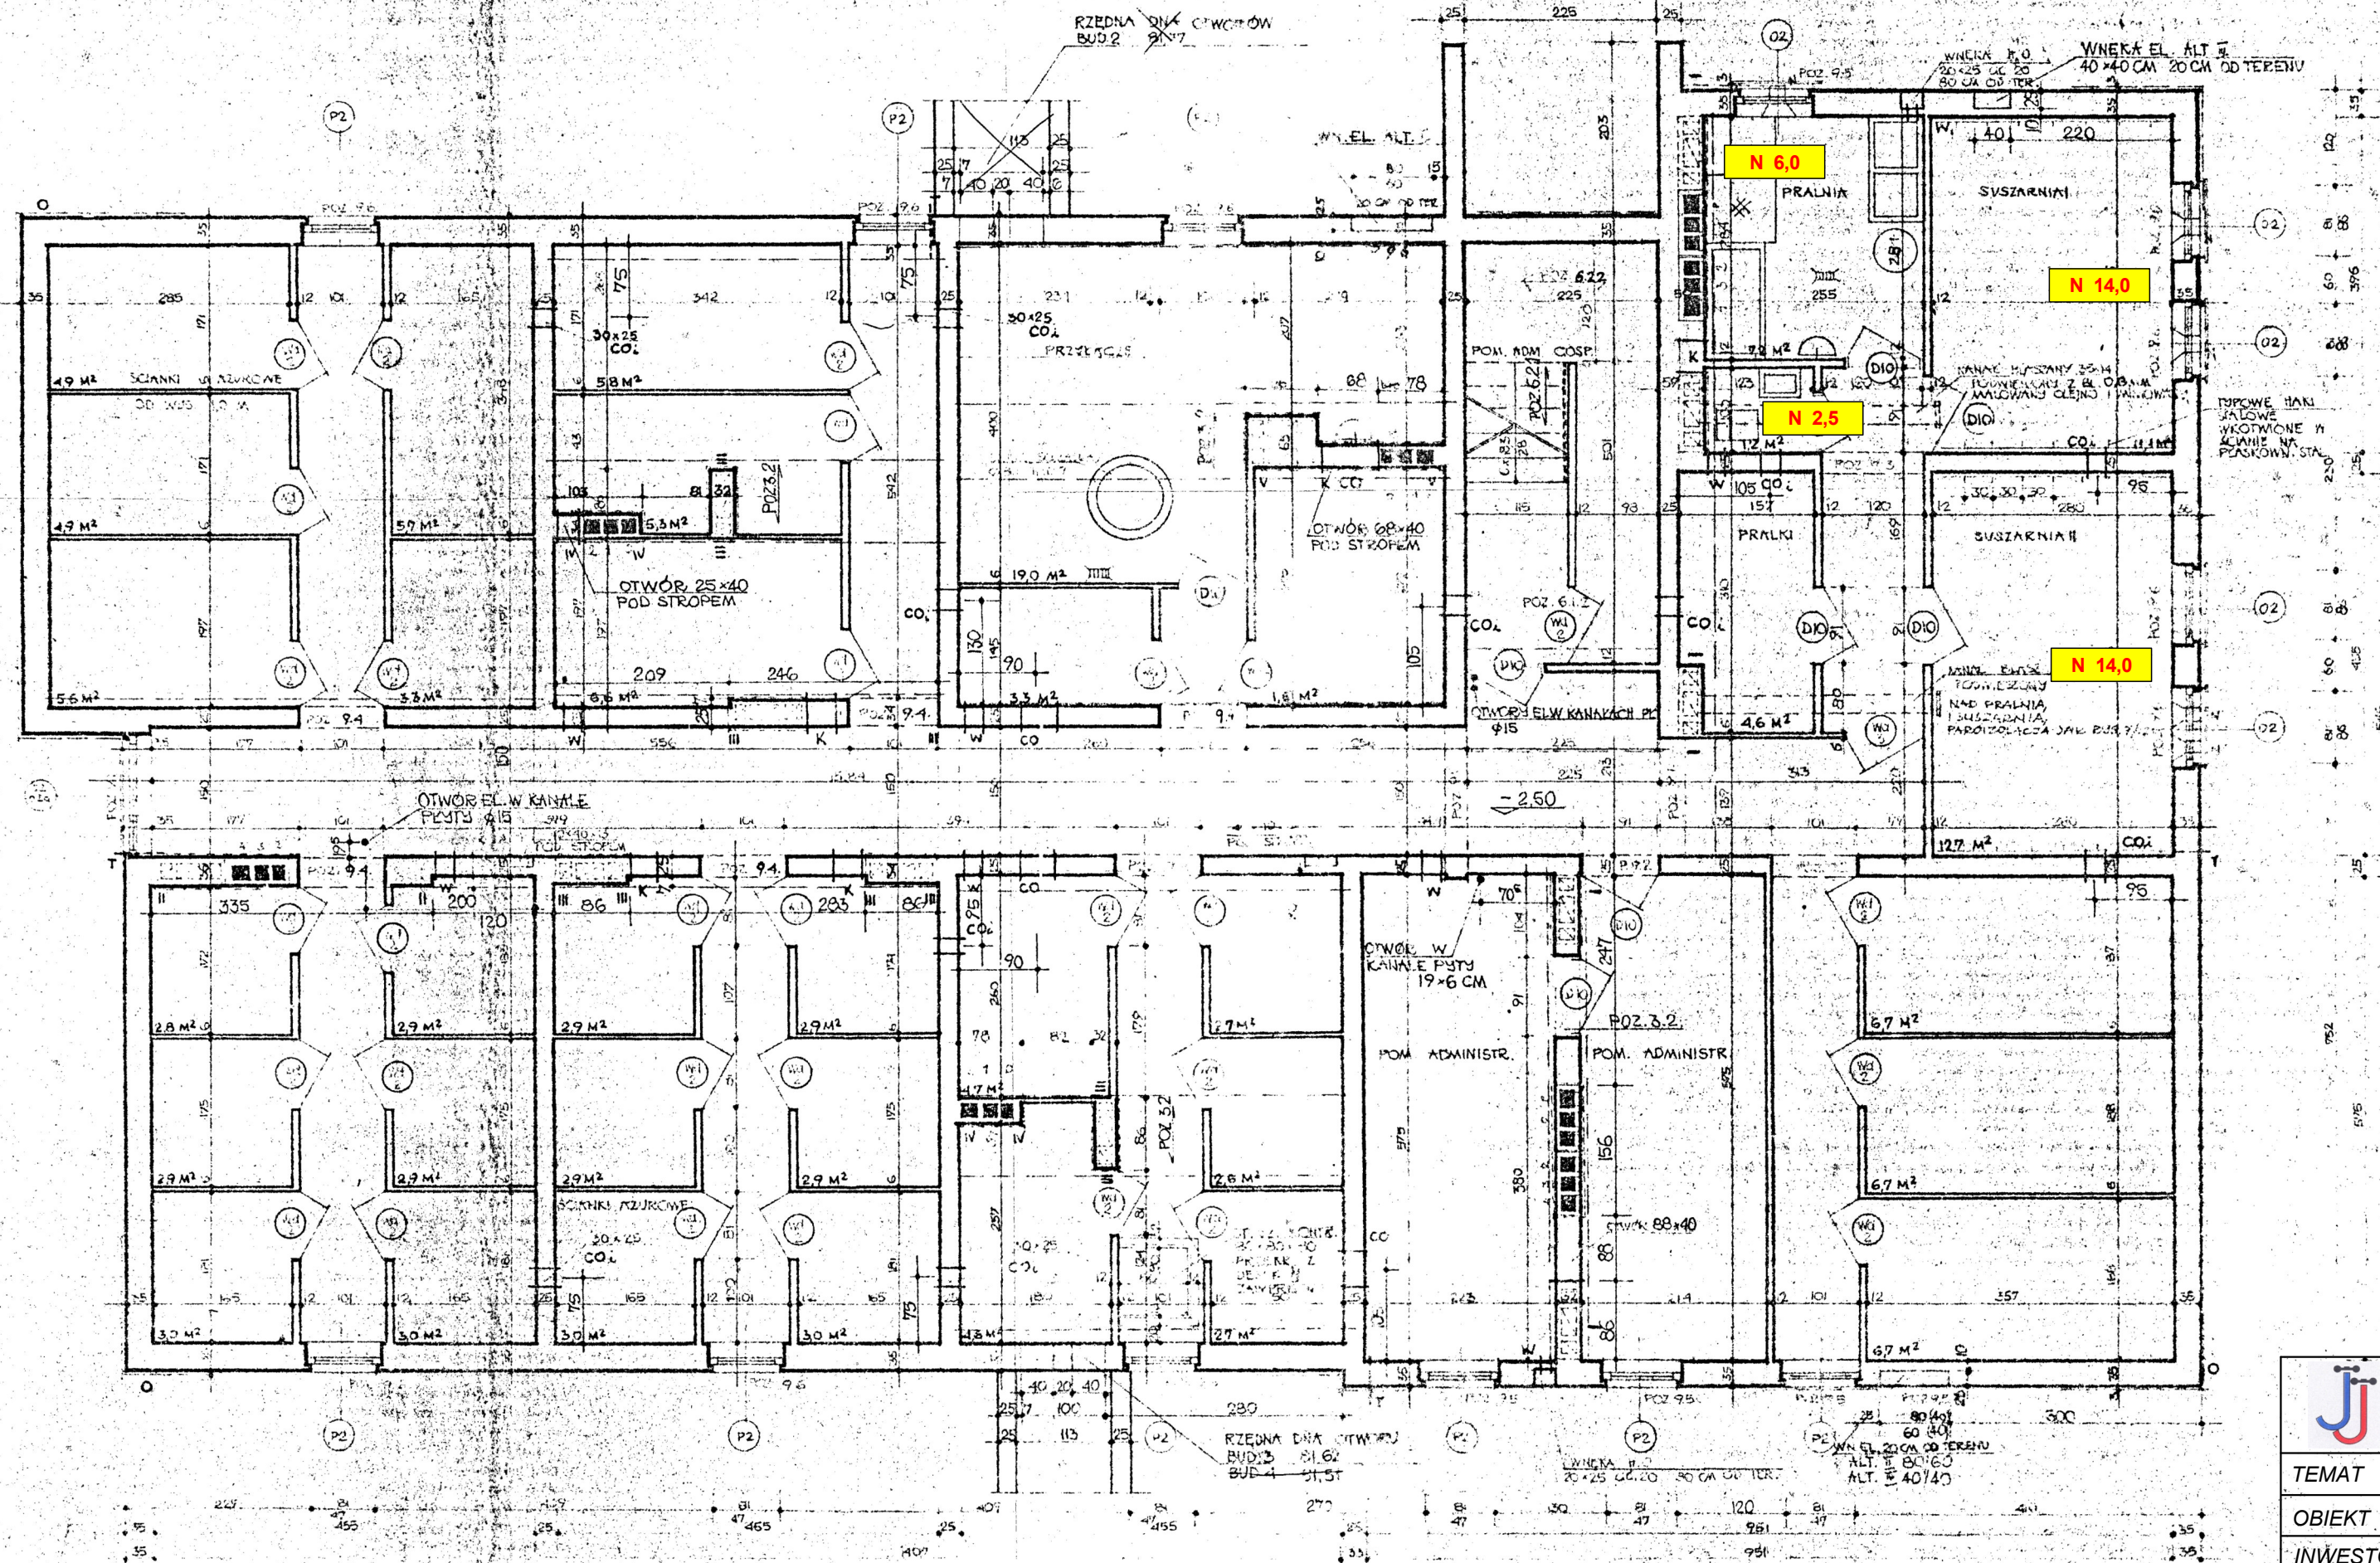

 <b>PROJEKTOWANIE, NADZOROWANIE I WYKONAWSTWO</b> w zakresie inżynierii sanitarnej mgr inż. Jacek Joachimiak ul. E. Orzeszkowej 20/14 64-920 Pila 604-961-179			
TEMAT	Regulacja hydrauliczna instalacji centralnego ogrzewania		
OBIEKT	Bud. mieszk. wielorodzinny, Os. Słowackiego 3; 64-980 Trzcianka		
INWESTOR	Spółdzielnia Mieszk. Lokat. - Włas., Os. Słowackiego 24; Trzcianka		
OPRACOWAŁ	mgr inż. Jacek Joachimiak	WKP/0112/POOS/06	Skala: 1:75
PROJEKTOWAŁ	mgr inż. Jacek Joachimiak	WKP/0112/POOS/06	Data: 06/2020
SPRAWDZIŁ			Nr rys.: 1