


RZUT PIWNIC

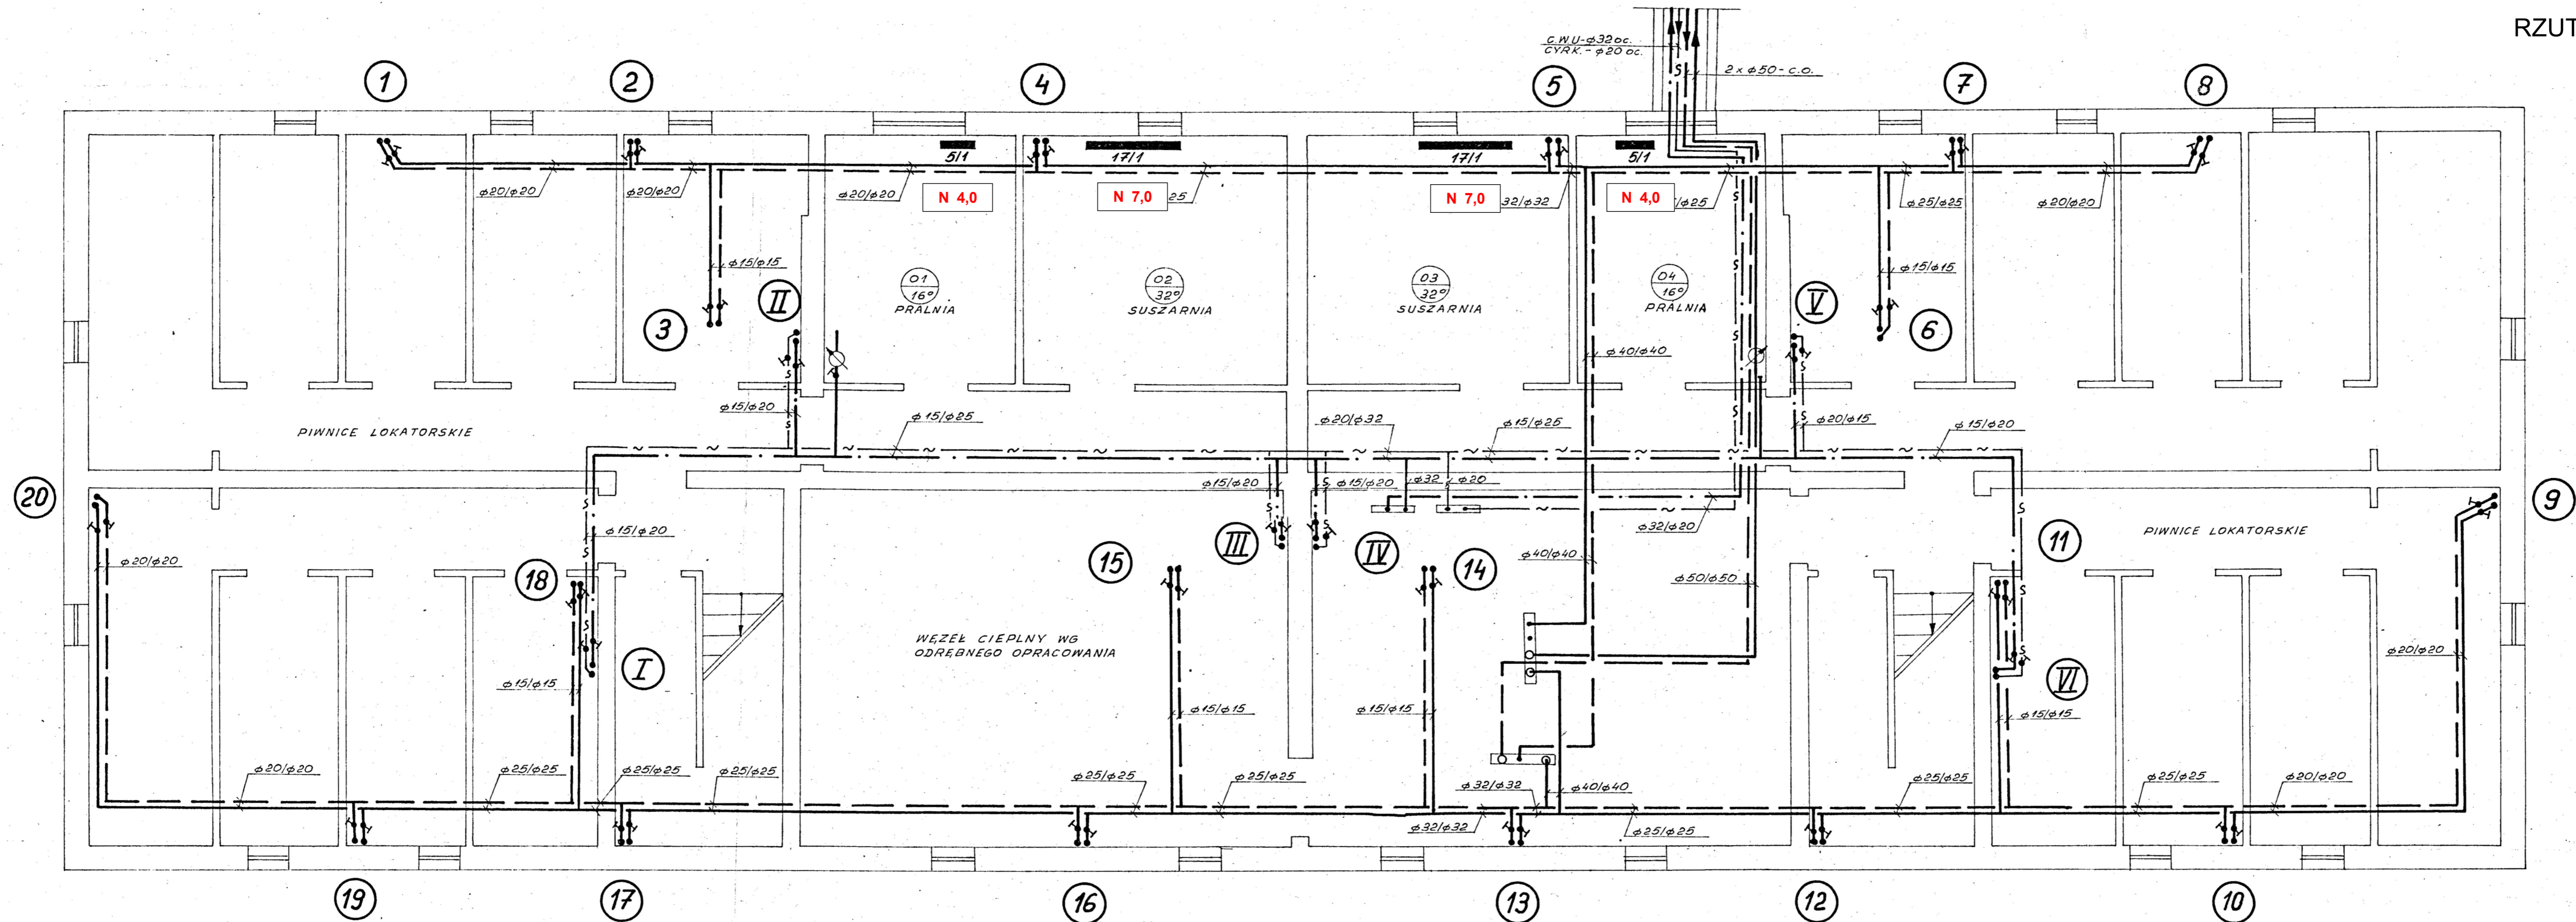

PROJEKTOWANIE, NADZOROWANIE I WYKONAWSTWO w zakresie inżynierii sanitarniej mgr inż. Jacek Joachimiak ul. E. Orzeszkowej 20/4 64-920 Pila ☎ 604-961-179	
TEMAT Regulacja hydrauliczna instalacji c.o.	Bud. mieszkalny wielorodzinny, ul. 27 Stycznia 33, 64-980 Trzcianka Spółdzielnia Miesz. Lokat. - Włas., Os. Słowackiego 24; Trzcianka mgr inż. Jacek Joachimiak WKP0112/POOS/06 mgr inż. Jacek Joachimiak WKP0112/POOS/06 Nr rys.: 1
OBIEKT INWESTOR OPRACOWAŁ PROJEKTOWAŁ SPRAWDZIŁ	Skala: 1:50 Data: 05/2020 Nr rys.: 1