


RZUT PIWNIC

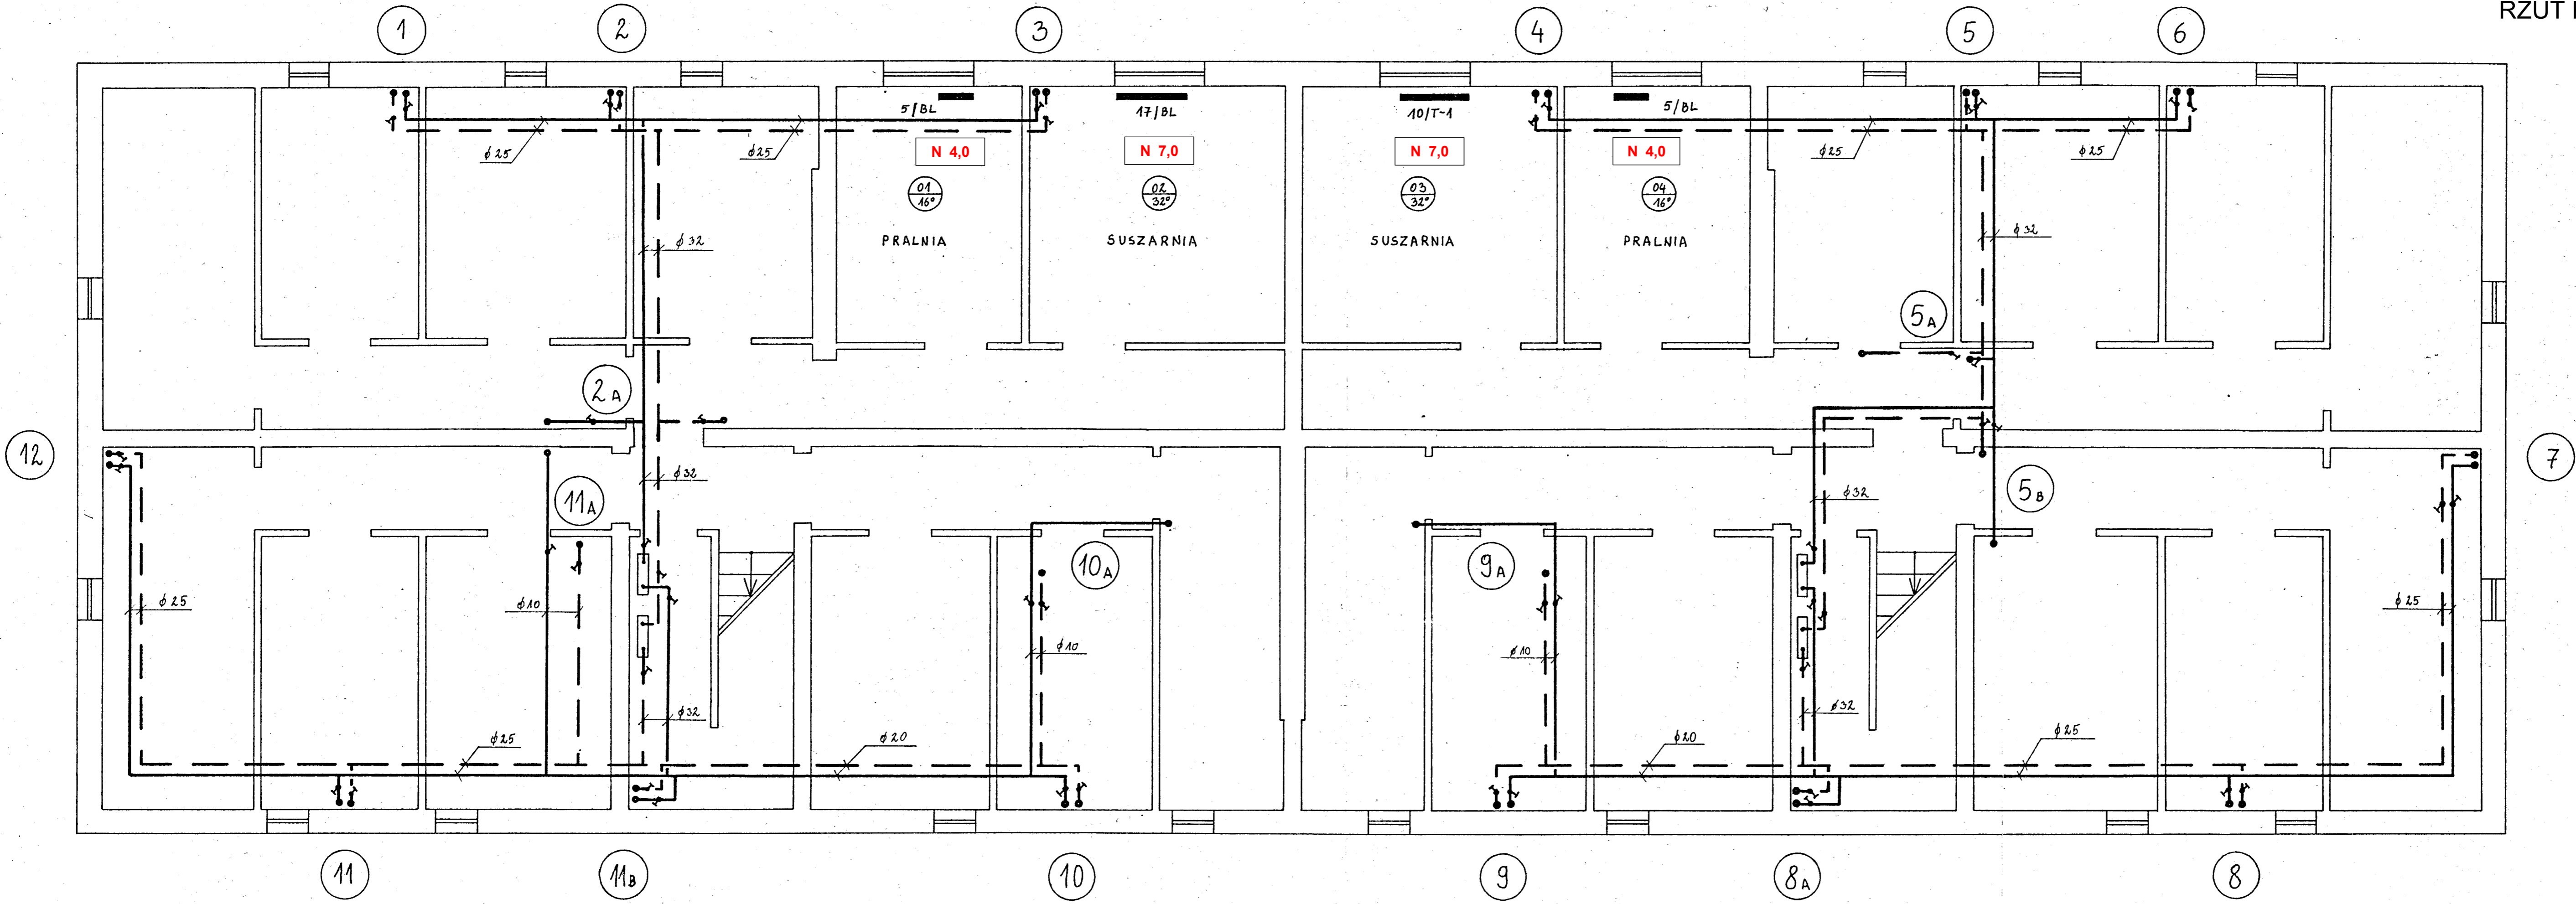

<b>PROJEKTOWANIE, NADZOROWANIE I WYKONAWSTWO</b> w zakresie inżynierii sanitarniej mgr inż. Jacek Joachimiak ul. E. Orzeszowej 20/4 64-920 Pila ☎ 604-961-179	
<b>TEMAT</b> Regulacja hydrauliczna instalacji c.o.	Bud. mieszkalny wielorodzinny, ul. 27 Stycznia 82, 64-980 Trzcianka
<b>OBIEKT</b> Spółdzielnia Mieszk. Lokat. - Własni, Os. Słowackiego 24; Trzcianka	Skala: 1:50 Data: 05/2020
<b>INWESTOR</b> mgr inż. Jacek Joachimiak WKP/0112/POOS/06	Nr rys.: 1
<b>OPRACOWAŁ</b> mgr inż. Jacek Joachimiak WKP/0112/POOS/06	
<b>PROJEKTOWAŁ</b> mgr inż. Jacek Joachimiak WKP/0112/POOS/06	
<b>SPRAWDZIŁ</b>	