


RZUT PIWNIC

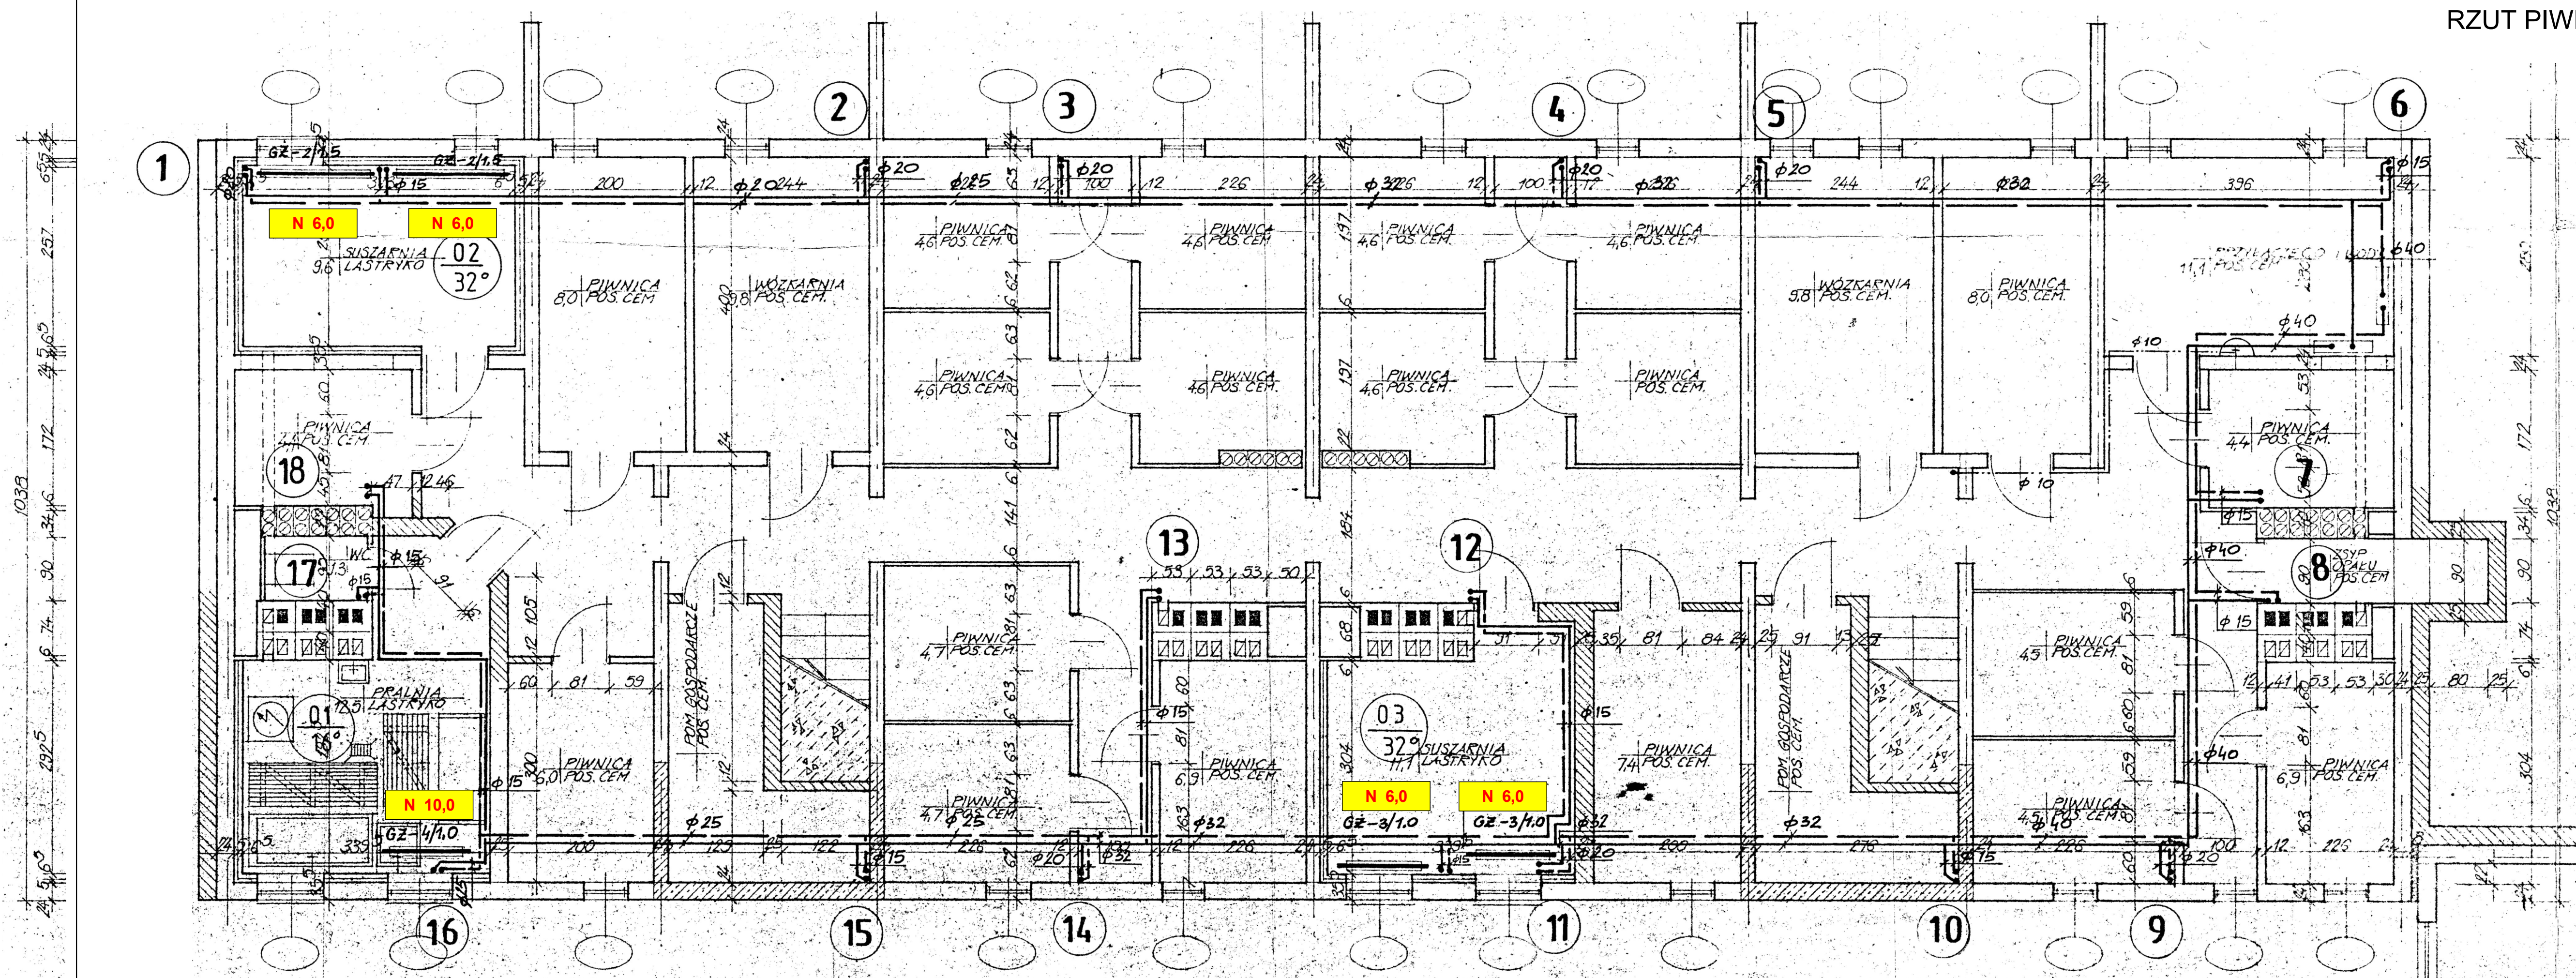

	PROJEKTOWANIE, NADZOROWANIE I WYKONAWSTWO w zakresie inżynierii sanitarniej mgr inż. Jacek Joachimiak ul. E. Orzeszkowej 20/4 64-920 Pila 604-961-179			
	ul. E. Orzeszkowej 20/4 64-920 Pila	604-961-179		
TEMAT Regulacja hydrauliczna instalacji c.o.	OBIEKT Budynek miesz. wielorodzinny, Os. Młodych 7, 64-761 Krzyż Wilkop.	INWESTOR Spółdzielnia Mieszk. Lokat. - Własn. - Os. Słowackiego 24, Trzcianka	OPRACOWAŁ mgr inż. Jacek Joachimiak	SKALA 1 : 50
PROJEKTOWAŁ mgr inż. Jacek Joachimiak	DATA 05/2021	NR RYS. 1		
SPRAWDZIŁ				