


RZUT PIWNIC

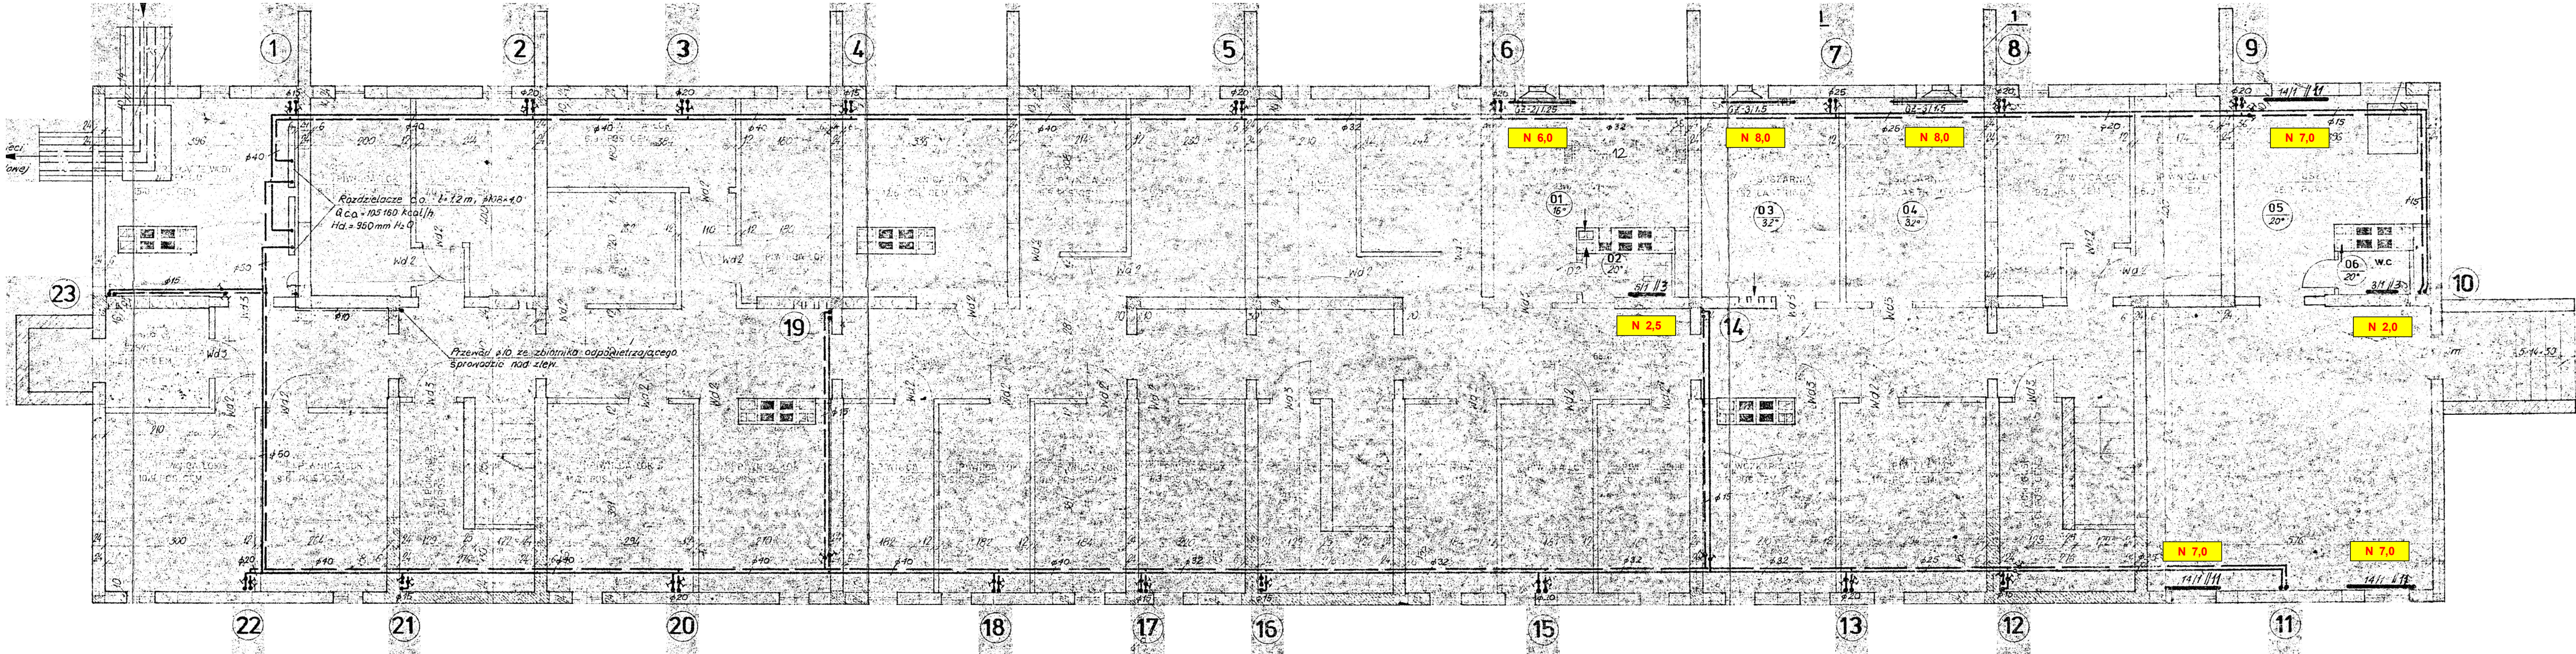

PROJEKTOWANIE, NADZOROWANIE I WYKONAWSTWO w zakresie inżynierii sanitarnej mgr inż. Jacek Joachimiak ul. E. Orzeszkowej 20/4 64-920 Pila 604-961-179			
TEMAT	Regulacja hydrauliczna instalacji centralnego ogrzewania		
OBIEKT	Budynek mieszk. wielorodzinny , Os. Młodych 8 ; 64-761 Krzyż Wlkp.		
INWESTOR	Spółdzielnia Mieszk. Lokat. - Własny , Os. Słowackiego 24 ; Trzcianka		
OPRACOWAŁ	mgr inż. Jacek Joachimiak	WKP/0112/POOS/06	Skala : 1 : 75
PROJEKTOWAŁ	mgr inż. Jacek Joachimiak	WKP/0112/POOS/06	Data : 05/2021
SPRAWDZIŁ			Nr rys. : 1