

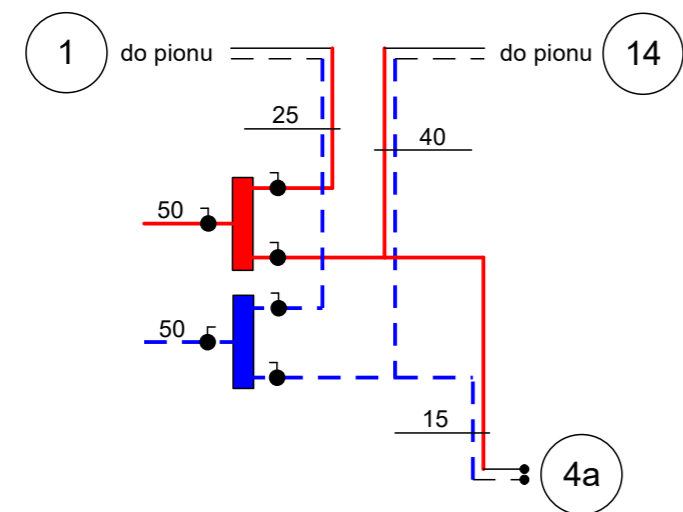


RZUT PIWNIC

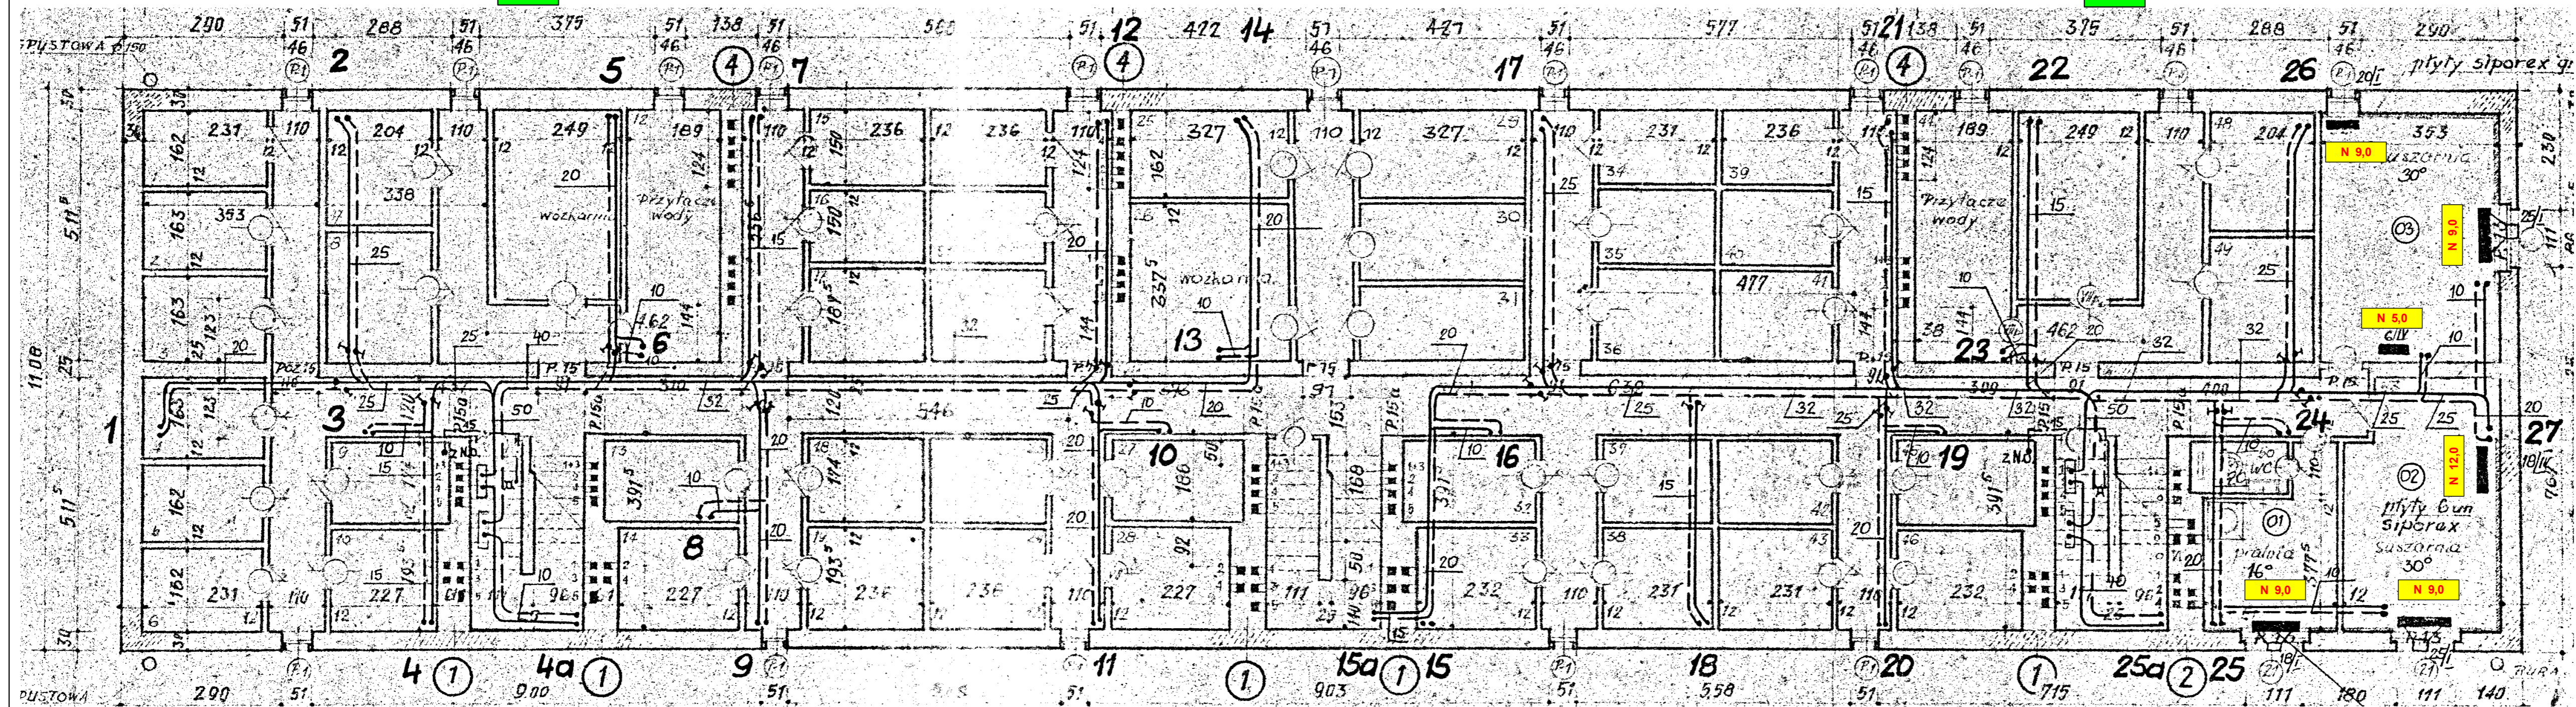

S2

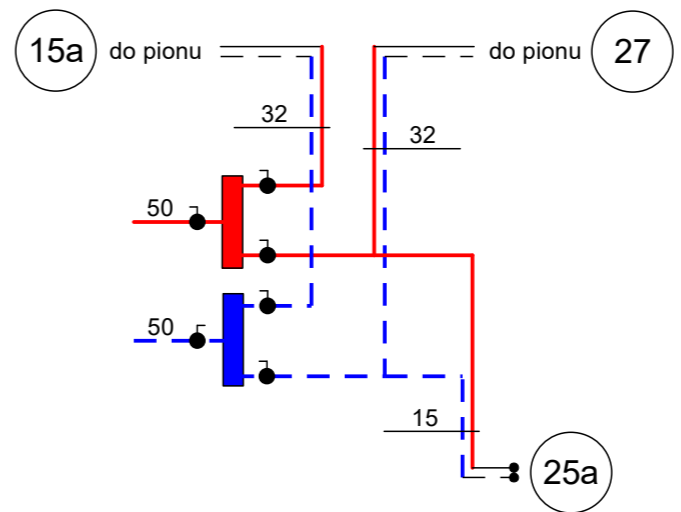

<b>PROJEKTOWANIE, NADZOROWANIE I WYKONAWSTWO</b> w zakresie inżynierii sanitarnej mgr inż. Jacek Joachimiak ul. E. Orzeszkowej 20/A 64-920 Piła 604-961-179			
TEMAT	Regulacja hydrauliczna instalacji centralnego ogrzewania		
OBIEKT	Budynek mieszkalny, ul. Woj. Polskiego 20; 64-761 Krzyż Wlkp.		
INWESTOR	Spółdzielnia Mieszk. Lokat. - Własn., Os. Słowackiego 24; Trzcianka		
OPRACOWAŁ	mgr inż. Jacek Joachimiak	WKP/0112/POOS/06	Skala: 1:75
PROJEKTOWAŁ	mgr inż. Jacek Joachimiak	WKP/0112/POOS/06	Data: 05/2021
SPRAWDZIŁ			Nr rys.: 1