


RZUT PIWNIC

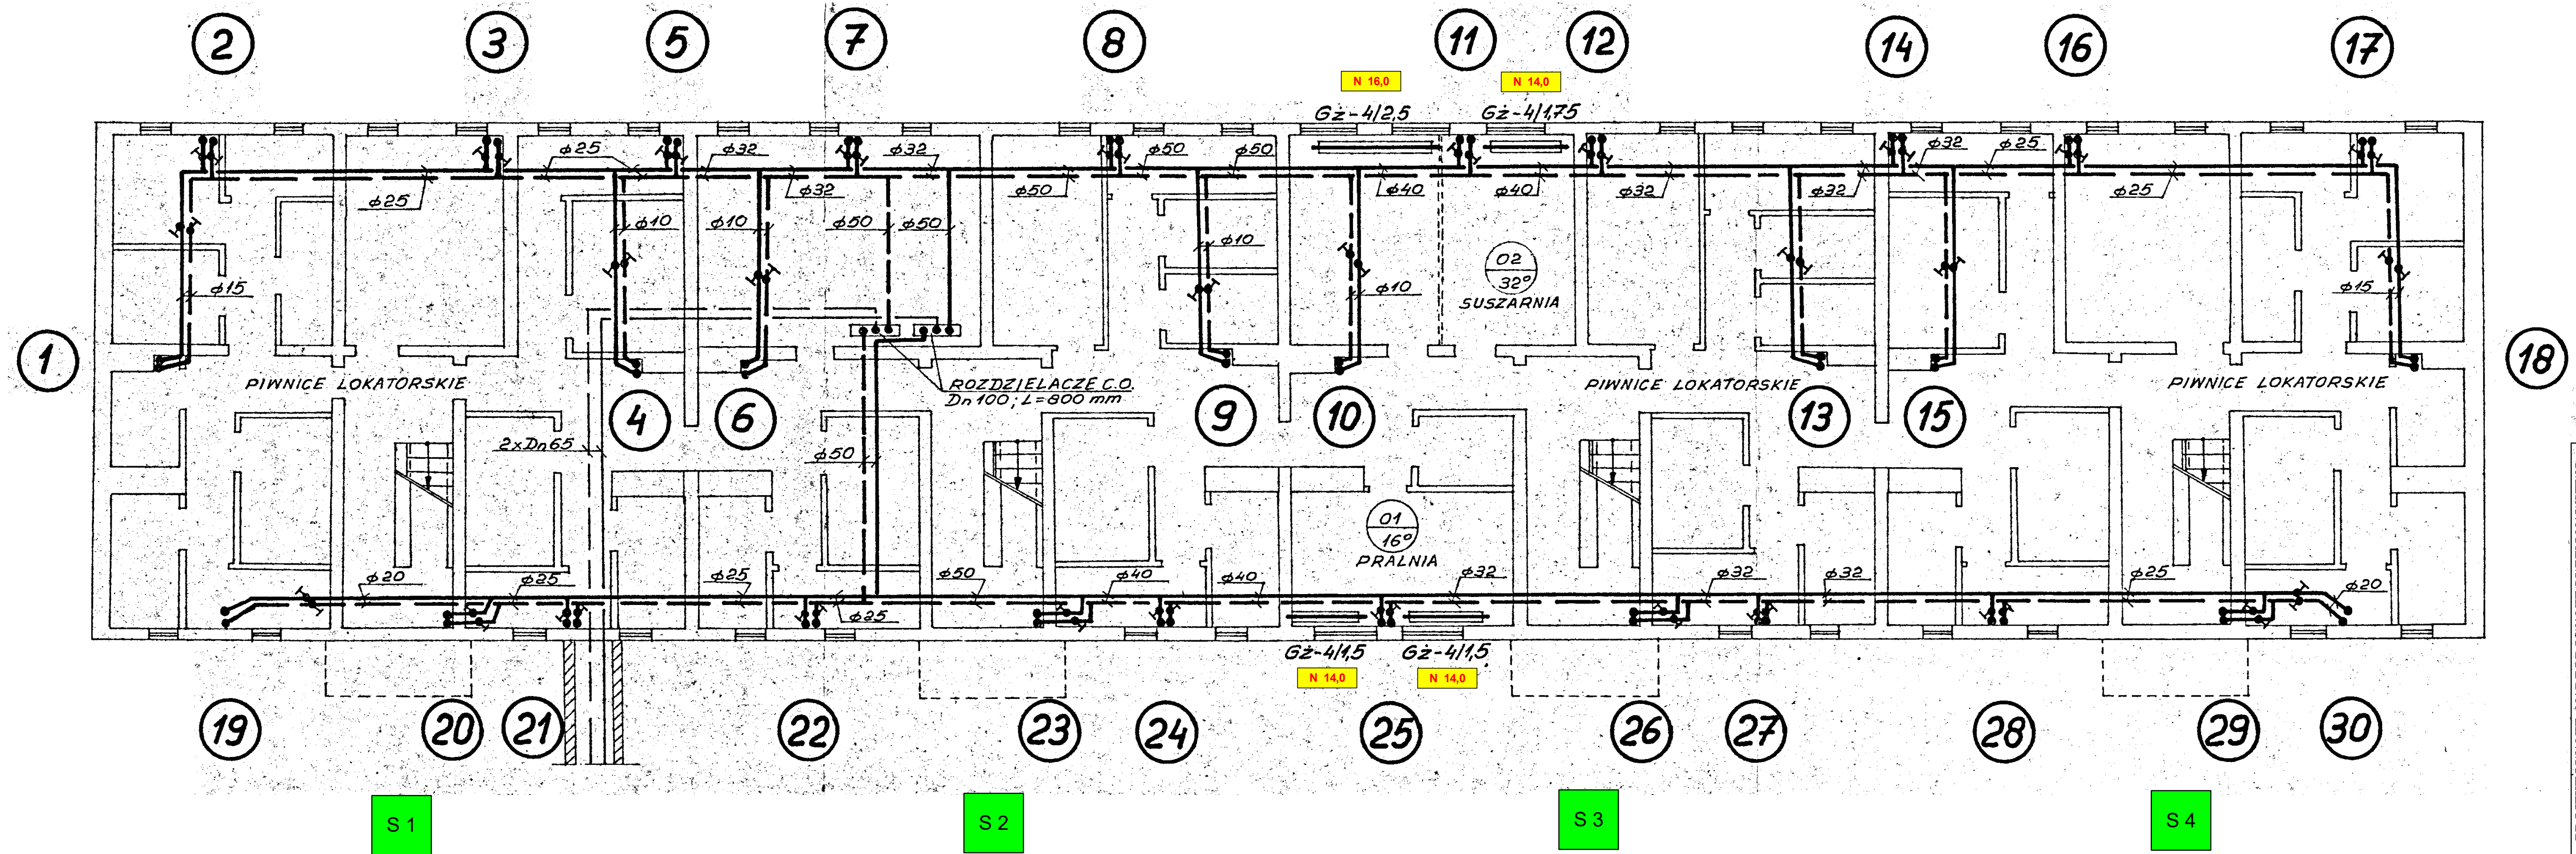

<p>PROJEKTOWANIE, NADZOROWANIE I WYKONAWSTWO w zakresie inżynierii sanitarniej mgr inż. Jacek Joachimiak ul. E. Orzeszkowej 20/4 64-920 Pila 604-961-179</p>	
<p>REGULACJA hydrauliczna instalacji centralnego ogrzewania</p>	<p>ul. E. Orzeszkowej 20/4 64-920 Pila 604-961-179</p>
<p>TEMAT</p>	<p>Regulacja hydrauliczna instalacji centralnego ogrzewania</p>
<p>OBIEKT</p>	<p>Budynek mieszkalny, ul. Woj. Polskiego 21; 64-761 Krzyż Wilk.</p>
<p>INWESTOR</p>	<p>Spółdzielnia Mieszk. Lokat. - Własn., Os. Słowackiego 24; Trzcianka</p>
<p>OPRACOWAŁ</p>	<p>mgr inż. Jacek Joachimiak WKP0112/POOS/06</p>
<p>PROJEKTOWAŁ</p>	<p>mgr inż. Jacek Joachimiak WKP0112/POOS/06</p>
<p>SPRAWDZIŁ</p>	<p>mgr inż. Jacek Joachimiak WKP0112/POOS/06</p>
<p>Skala: 1 : 75</p>	<p>Data: 05/2021</p>
<p>Nr rys.: 1</p>	<p></p>