


RZUT PIWNIC

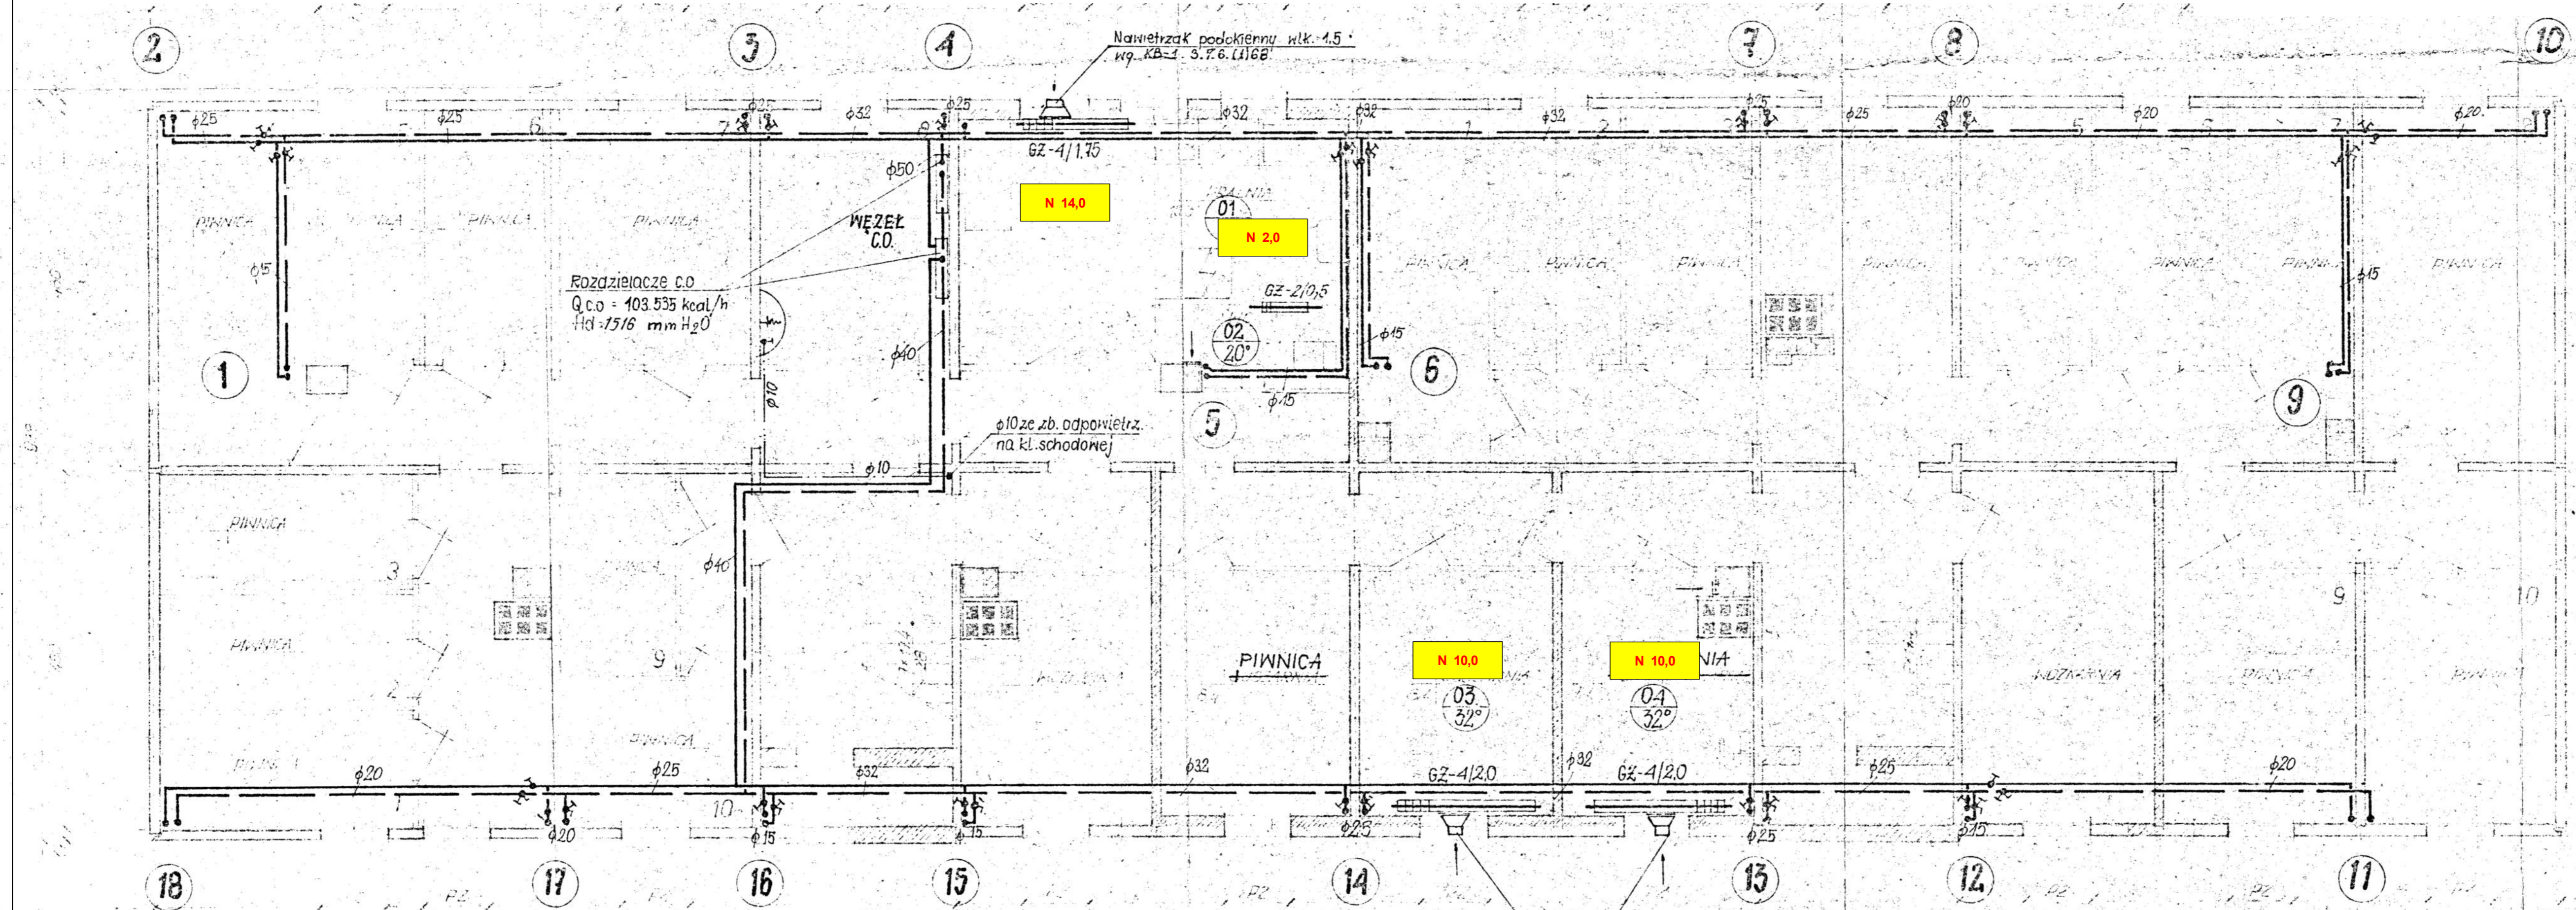

<p>PROJEKTOWANIE, NADZOROWANIE I WYKONAWSTWO w zakresie inżynierii sanitarniej mgr inż. Jacek Joachimiak ul. E. Orzeszkowej 20/4 64-920 Pila 604-961-179</p>	
<p>REGULACJA hydrauliczna instalacji c.o.</p>	<p>604-961-179</p>
<p>Bud. mieszcz. wielorodzinny, Os. Słowackiego 16, 64-980 Trzcianka</p>	<p>64-920 Pila</p>
<p>INWESTOR Spółdzielnia Mieszk. Lokat. - Własn., Os. Słowackiego 24, Trzcianka</p>	<p>Skala: 1:50</p>
<p>OPRACOWAŁ mgr inż. Jacek Joachimiak</p>	<p>Data: 04/2021</p>
<p>PROJEKTOWAŁ mgr inż. Jacek Joachimiak</p>	<p>Nr rys.: 1</p>
<p>SPRAWDZIŁ</p>	