


RZUT PIWNIC

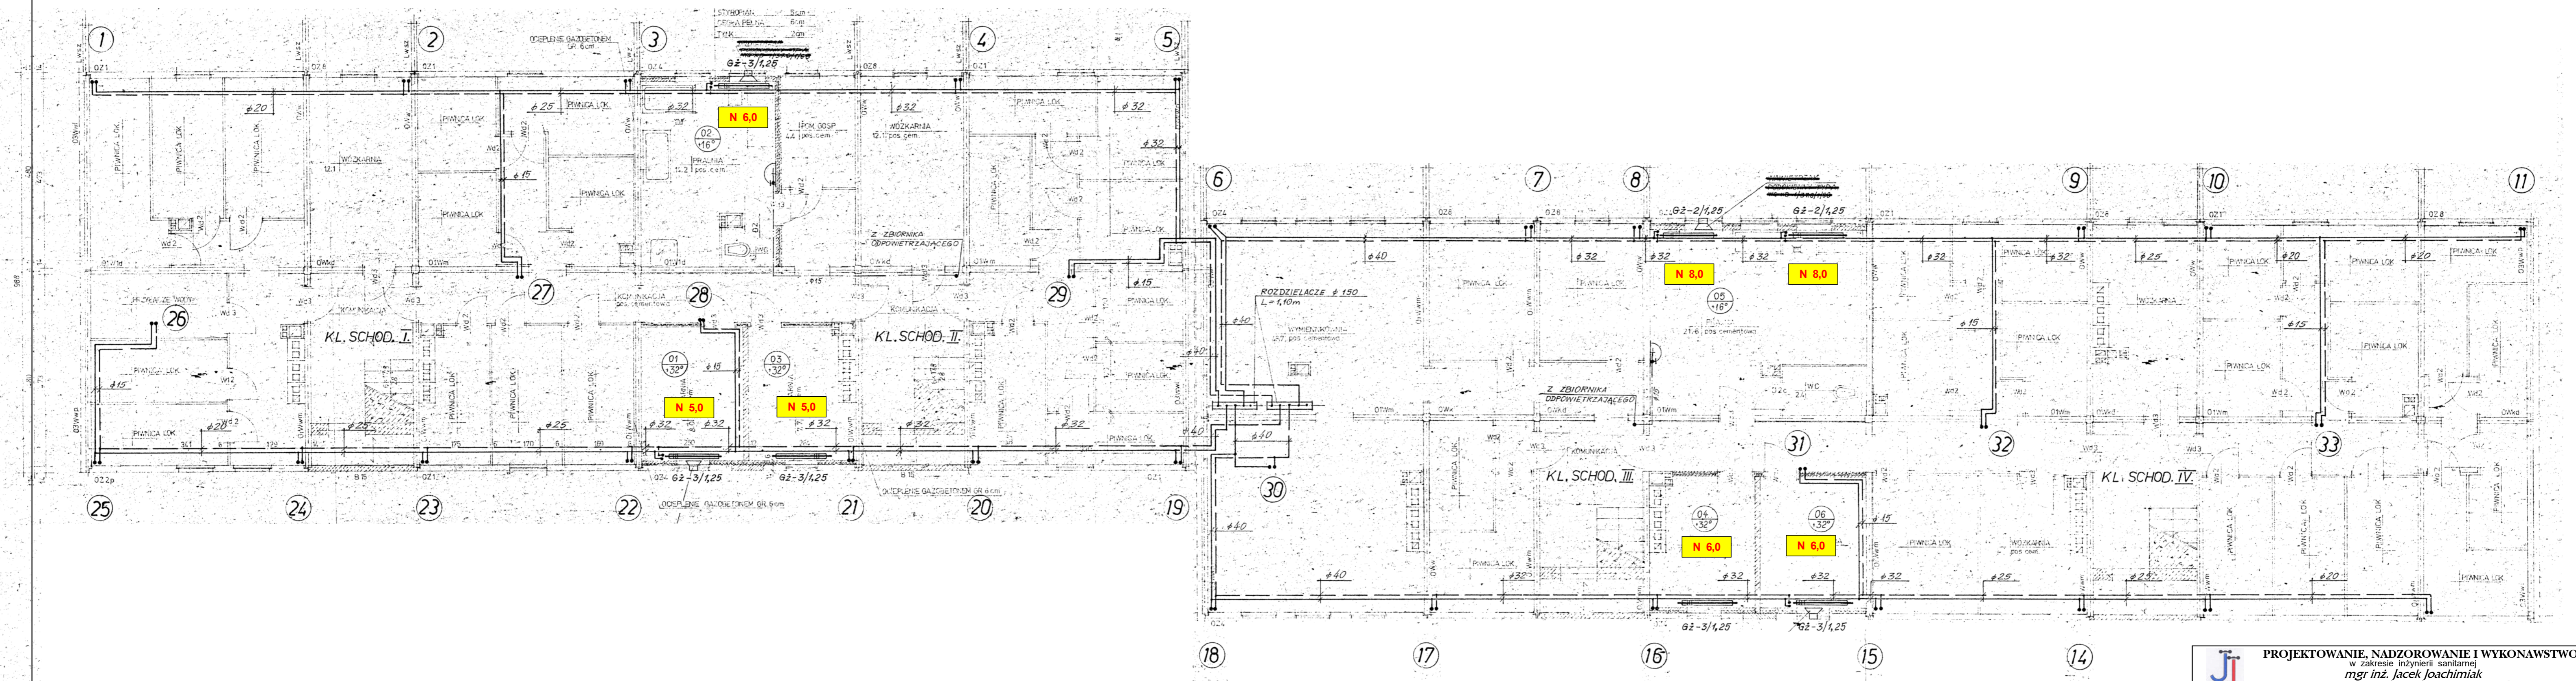

PROJEKTOWANIE, NADZOROWANIE I WYKONAWSTWO w zakresie inżynierii sanitarniej mgr inż. Jacek Joachimiak ul. E. Orzechowej 20/14 64-920 Pita 604-961-179			
TEMAT	Regulacja hydrauliczna instalacji centralnego ogrzewania		
OBIEKT	Bud. mieszk. wielorodzinny, Os. Słowackiego 17; 64-980 Trzcianka		
INWESTOR	Spółdzielnia Mieszk. Lokat. - Włas., Os. Słowackiego 24; Trzcianka		
OPRACOWAŁ	mgr inż. Jacek Joachimiak	WKP/0112/POOS/06	Skala: 1 : 75
PROJEKTOWAŁ	mgr inż. Jacek Joachimiak	WKP/0112/POOS/06	Data: 03/2021
SPRAWDZIŁ			Nr rys.: 1