


RZUT PIWNIC

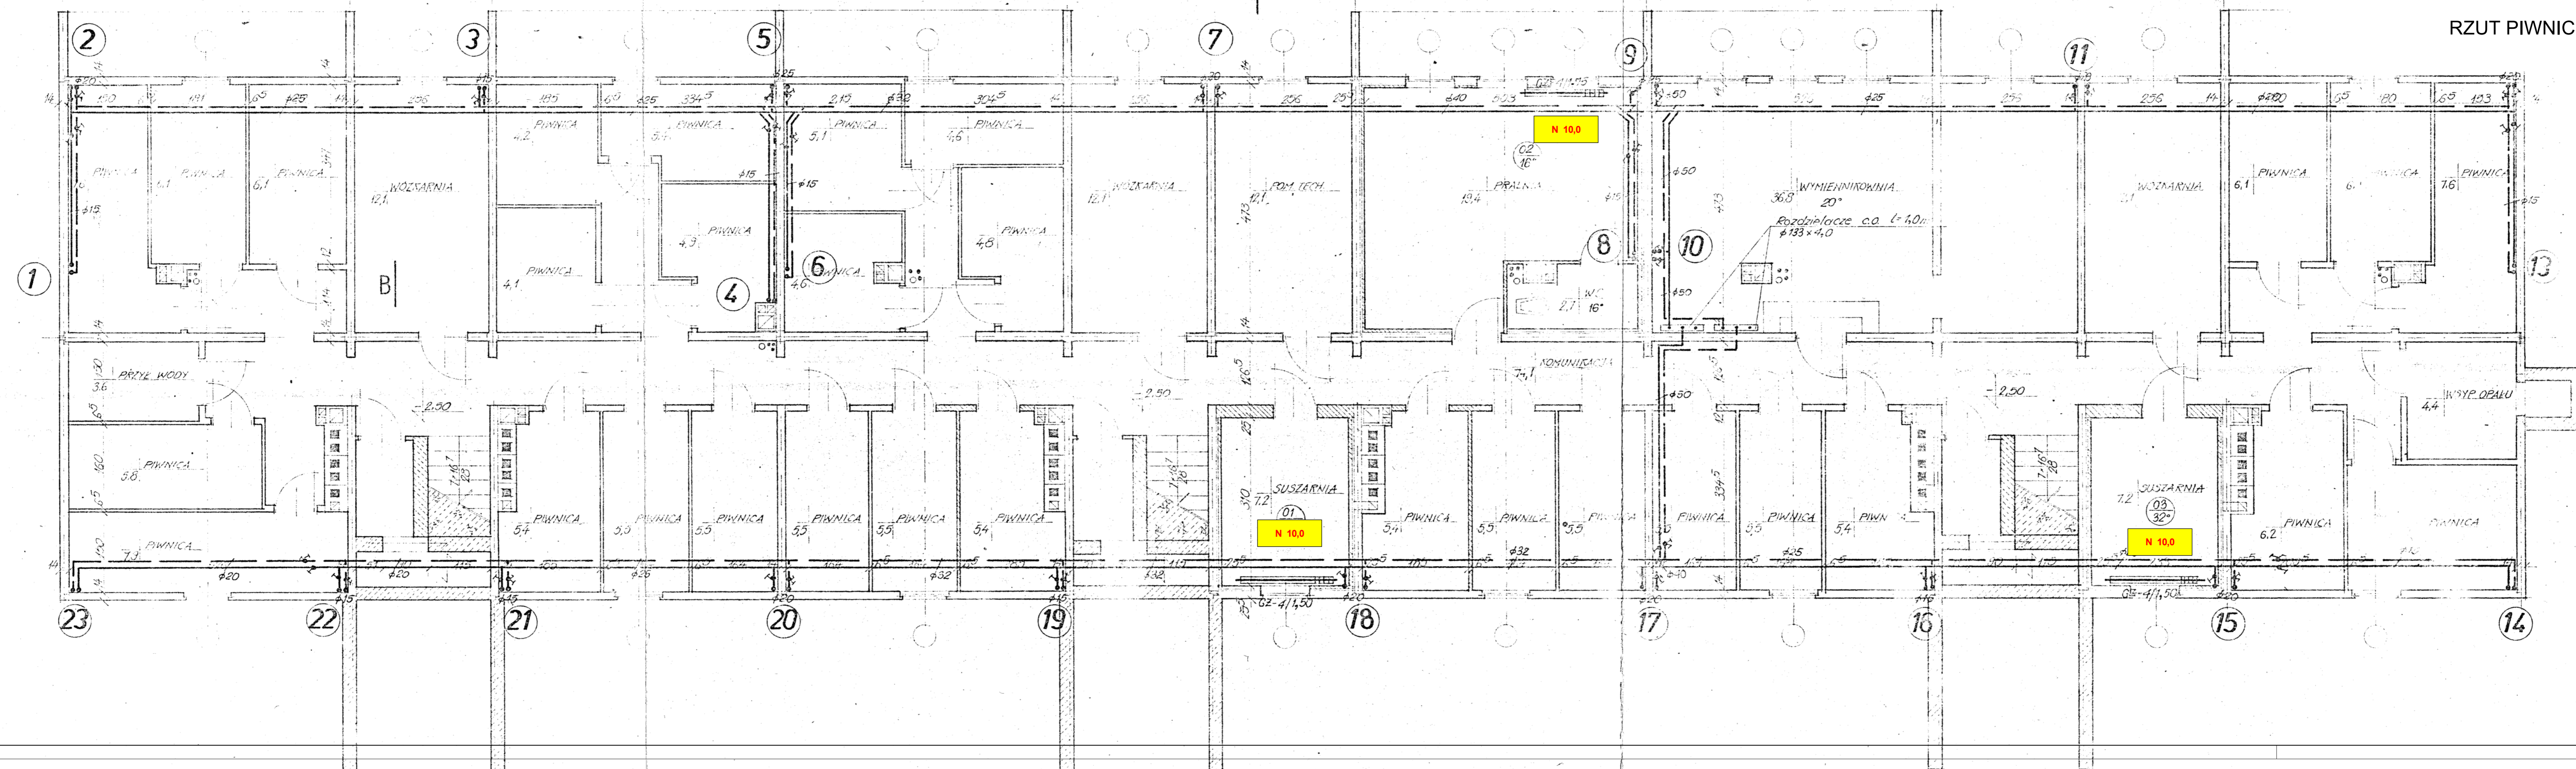

<p>PROJEKTOWANIE, NADZOROWANIE I WYKONAWSTWO w zakresie inżynierii sanitarniej mgr inż. Jacek Joachimiak ul. E. Orzeszkowej 20/4 64-920 Pila</p>		<p>604-961-179</p>
<p>TEMAT Regulacja hydrauliczna instalacji c.o.</p>		
<p>OBIEKT Bud. miesz. wielorodzinny, Os. Słowackiego 19, 64-980 Trzcianka</p>		
<p>INWESTOR Spółdzielnia Miesz. Lokat. - Własn., Os. Słowackiego 24, Trzcianka</p>		
<p>OPRACOWAŁ mgr inż. Jacek Joachimiak</p>		<p>Skala: 1:50</p>
<p>PROJEKTOWAŁ mgr inż. Jacek Joachimiak</p>		<p>Data: 03/2021</p>
<p>SPRAWDZIŁ</p>		<p>Nr rys.: 1</p>