


RZUT PIWNIC

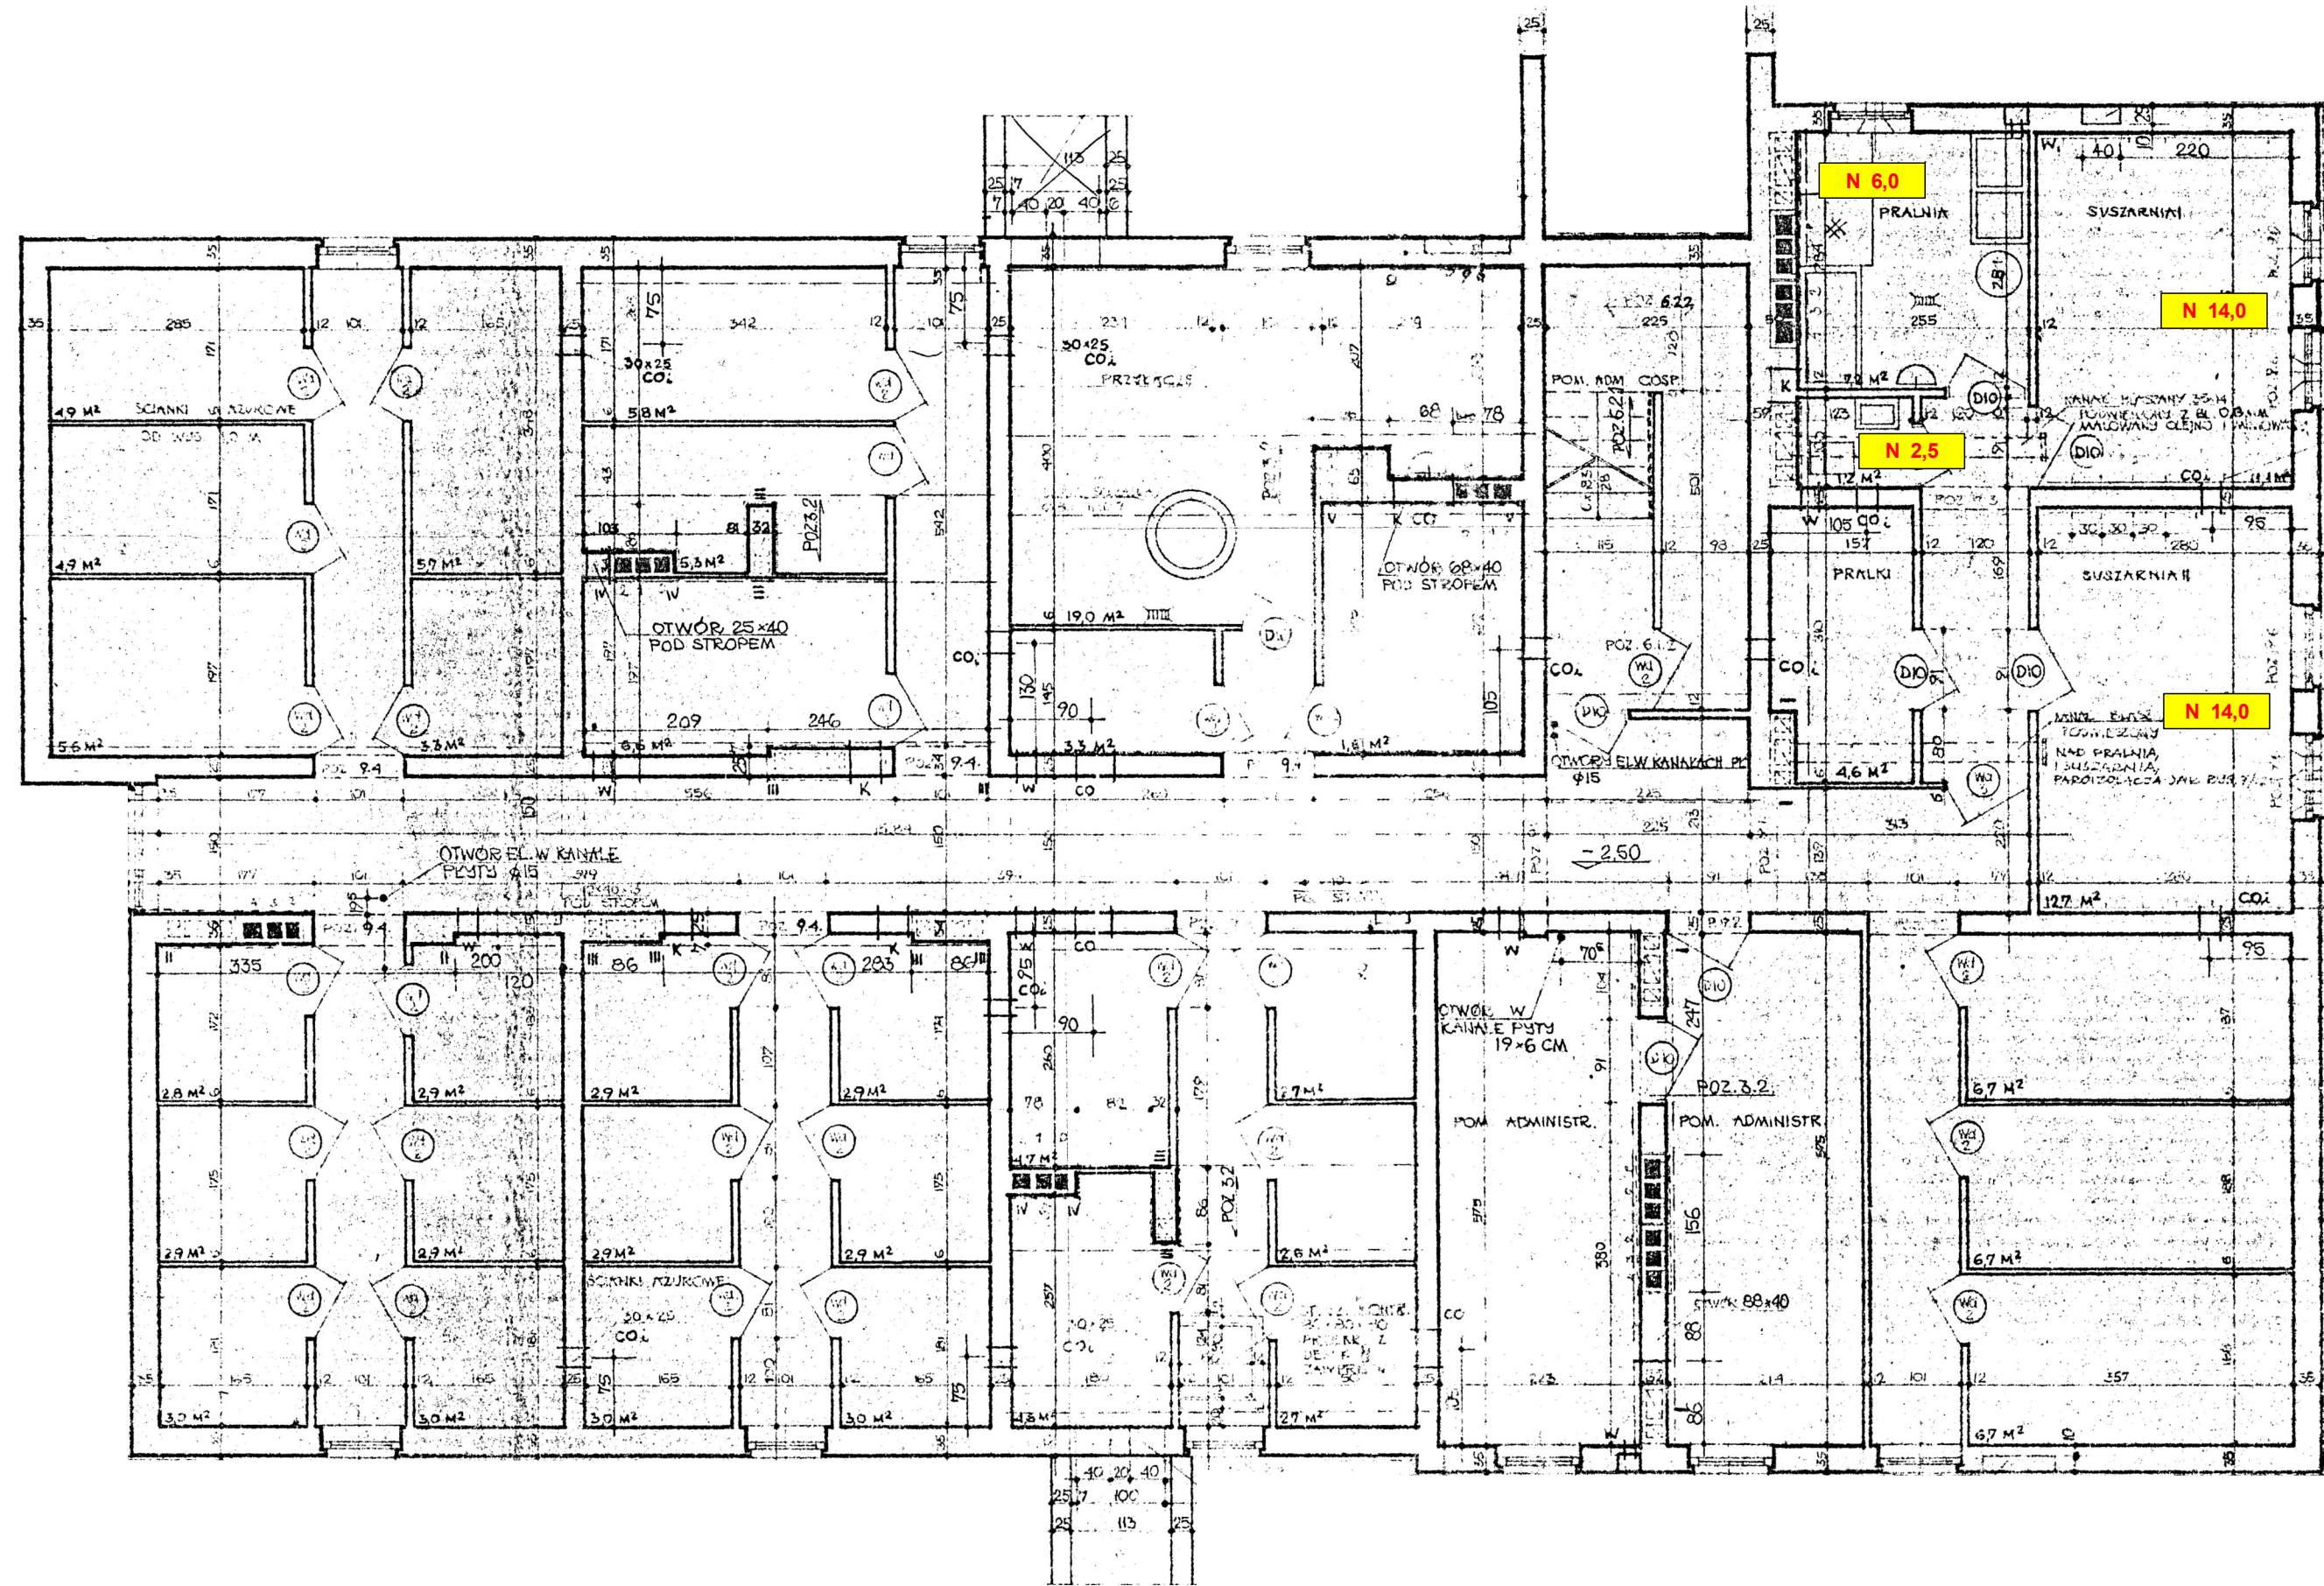

 PROJEKTOWANIE, NADZOROWANIE I WYKONAWSTWO w zakresie inżynierii sanitarnej mgr inż. Jacek Joachimiak ul. E. Orzeszkowej 20/14 64-920 Pila 604-961-179	
TEMAT	Regulacja hydrauliczna instalacji centralnego ogrzewania
OBIEKT	Bud. mieszk. wielorodzinny, Os. Słowackiego 2 ; 64-980 Trzcianka
INWESTOR	Spółdzielnia Mieszk. Lokat. - Włas. , Os. Słowackiego 24 ; Trzcianka
OPRACOWAŁ	mgr inż. Jacek Joachimiak WKP/0112/POOS/06 Skala : 1 : 75
PROJEKTOWAŁ	mgr inż. Jacek Joachimiak WKP/0112/POOS/06 Data : 04/2021
SPRAWDZIŁ	Nr rys. : 1