



RZUT PIWNIC

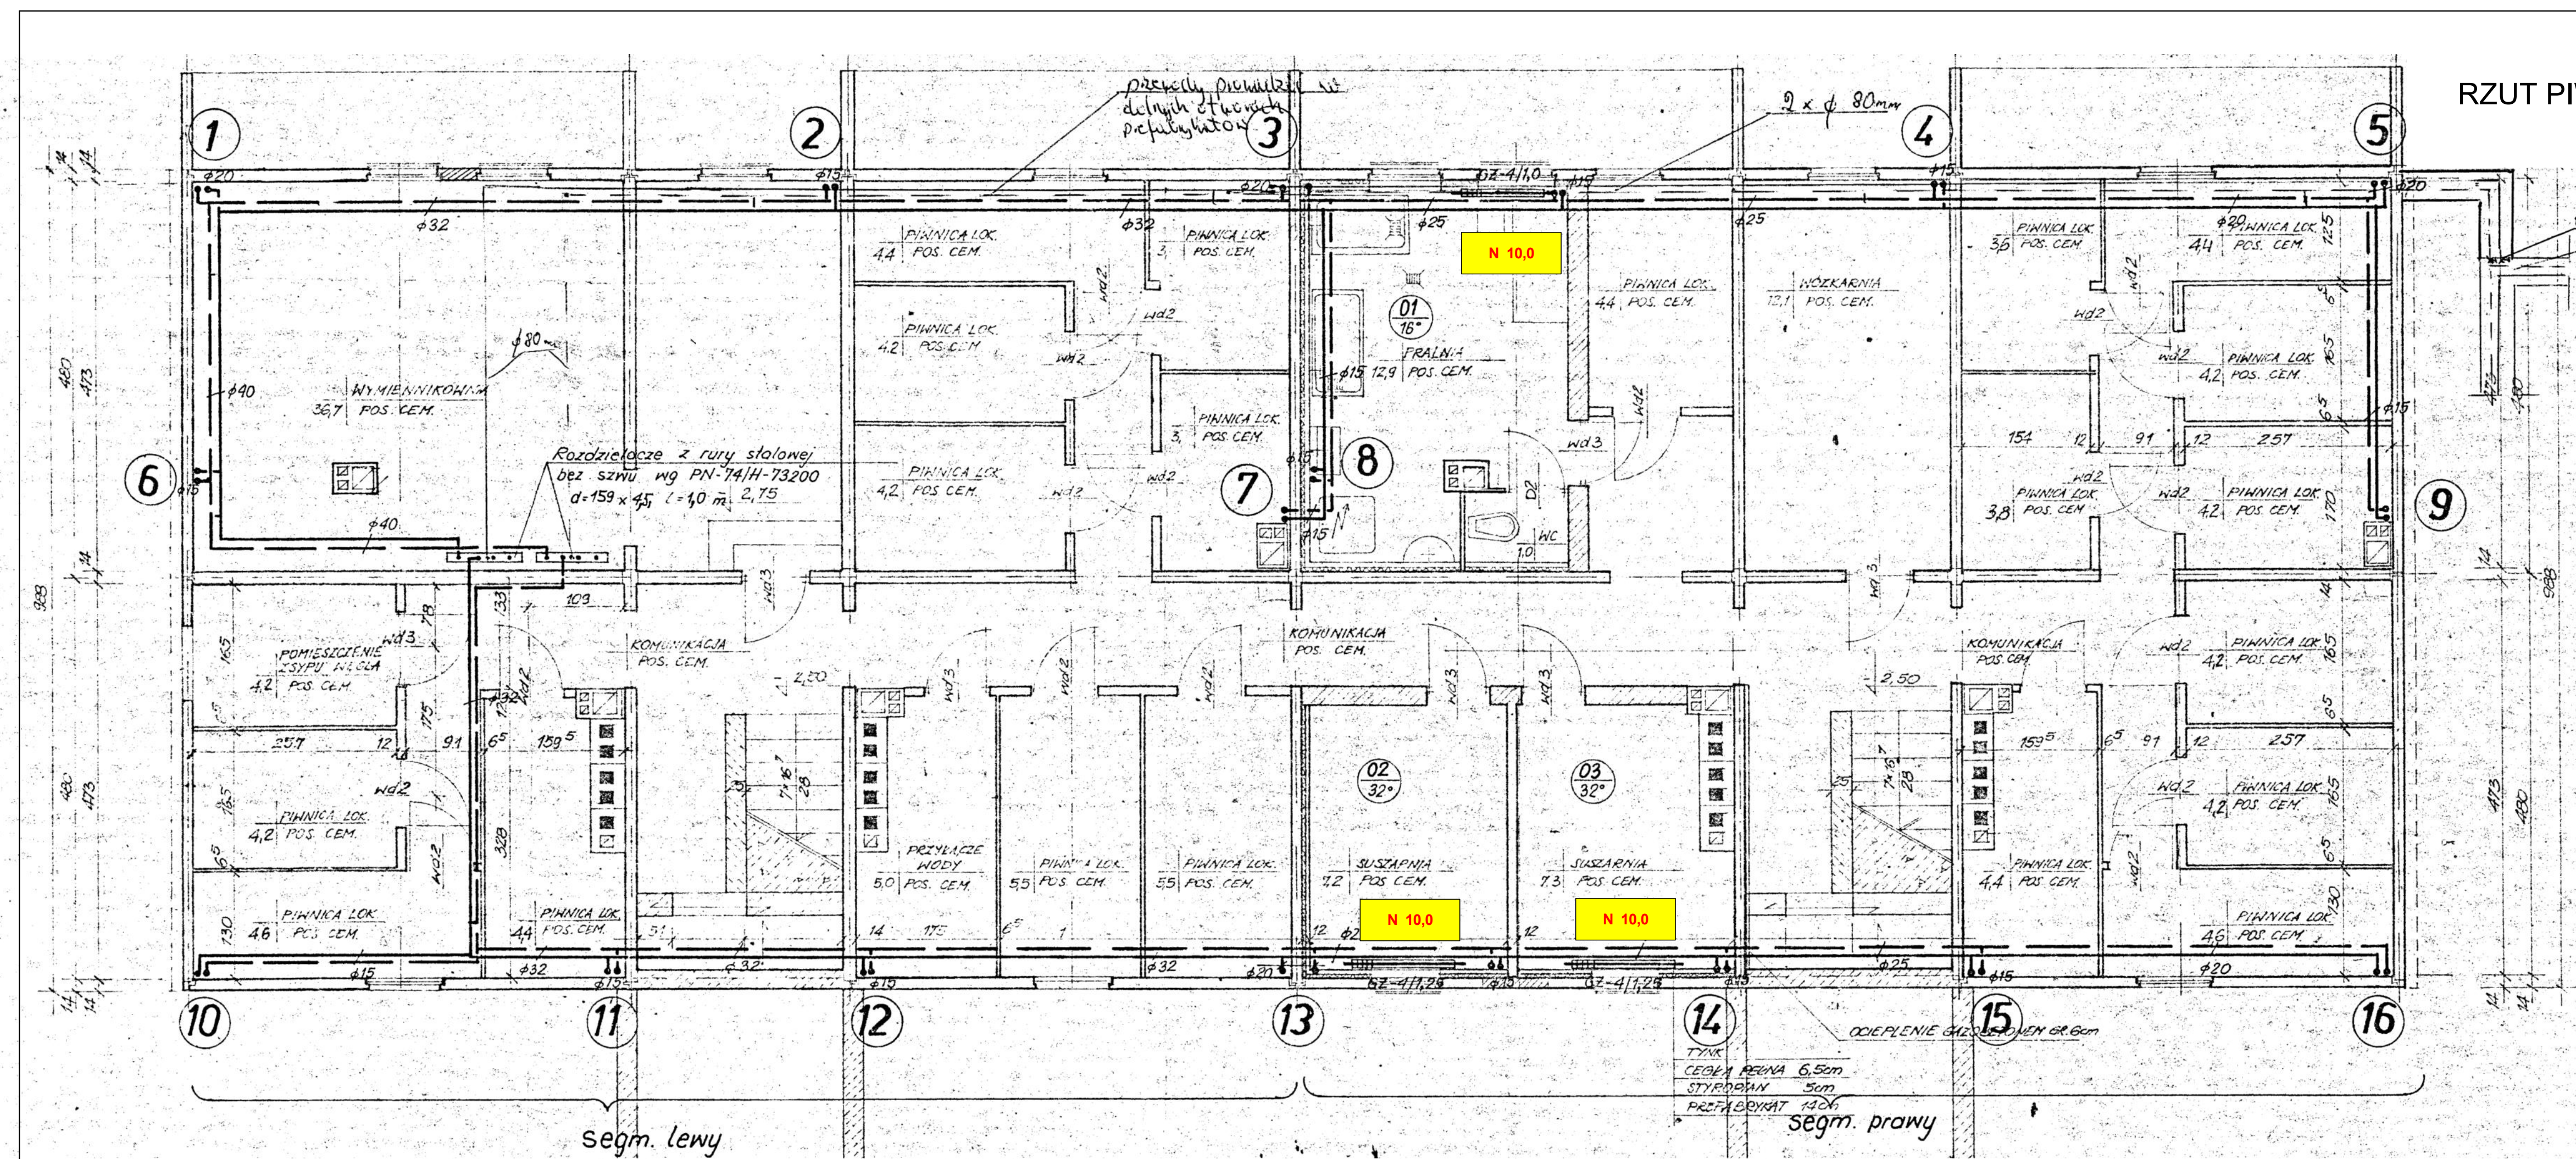

segm. lewy

segm. prawy

 PROJEKTOWANIE, NADZOROWANIE I WYKONAWSTWO w zakresie inżynierii sanitarniej mgr inż. Jacek Joachimiak ul. E. Orzeszkowej 20/14 64-920 Pila	
ul. E. Orzeszkowej 20/14 64-920 Pila 604-961-179	Reguluja hydrauliczna instalacji c.o. Bud. miesz. wielorodzinny, Os. Słowackiego 20, 64-980 Trzcianka Spółdzielnia Mieszk. Lokat. - Własn. - Os. Słowackiego 24, Trzcianka mgr inż. Jacek Joachimiak mgr inż. Jacek Joachimiak
WKP/0112/POOS/06 WKP/0112/POOS/06	Skala : 1 : 50 Data : 04/2021 Nr rys. : 1
TEMAT OBIEKT INWESTOR OPRACOWAŁ PROJEKTOWAŁ SPRAWDZIŁ	Reguluja hydrauliczna instalacji c.o. Bud. miesz. wielorodzinny, Os. Słowackiego 20, 64-980 Trzcianka Spółdzielnia Mieszk. Lokat. - Własn. - Os. Słowackiego 24, Trzcianka mgr inż. Jacek Joachimiak mgr inż. Jacek Joachimiak