


RZUT PIWNIC

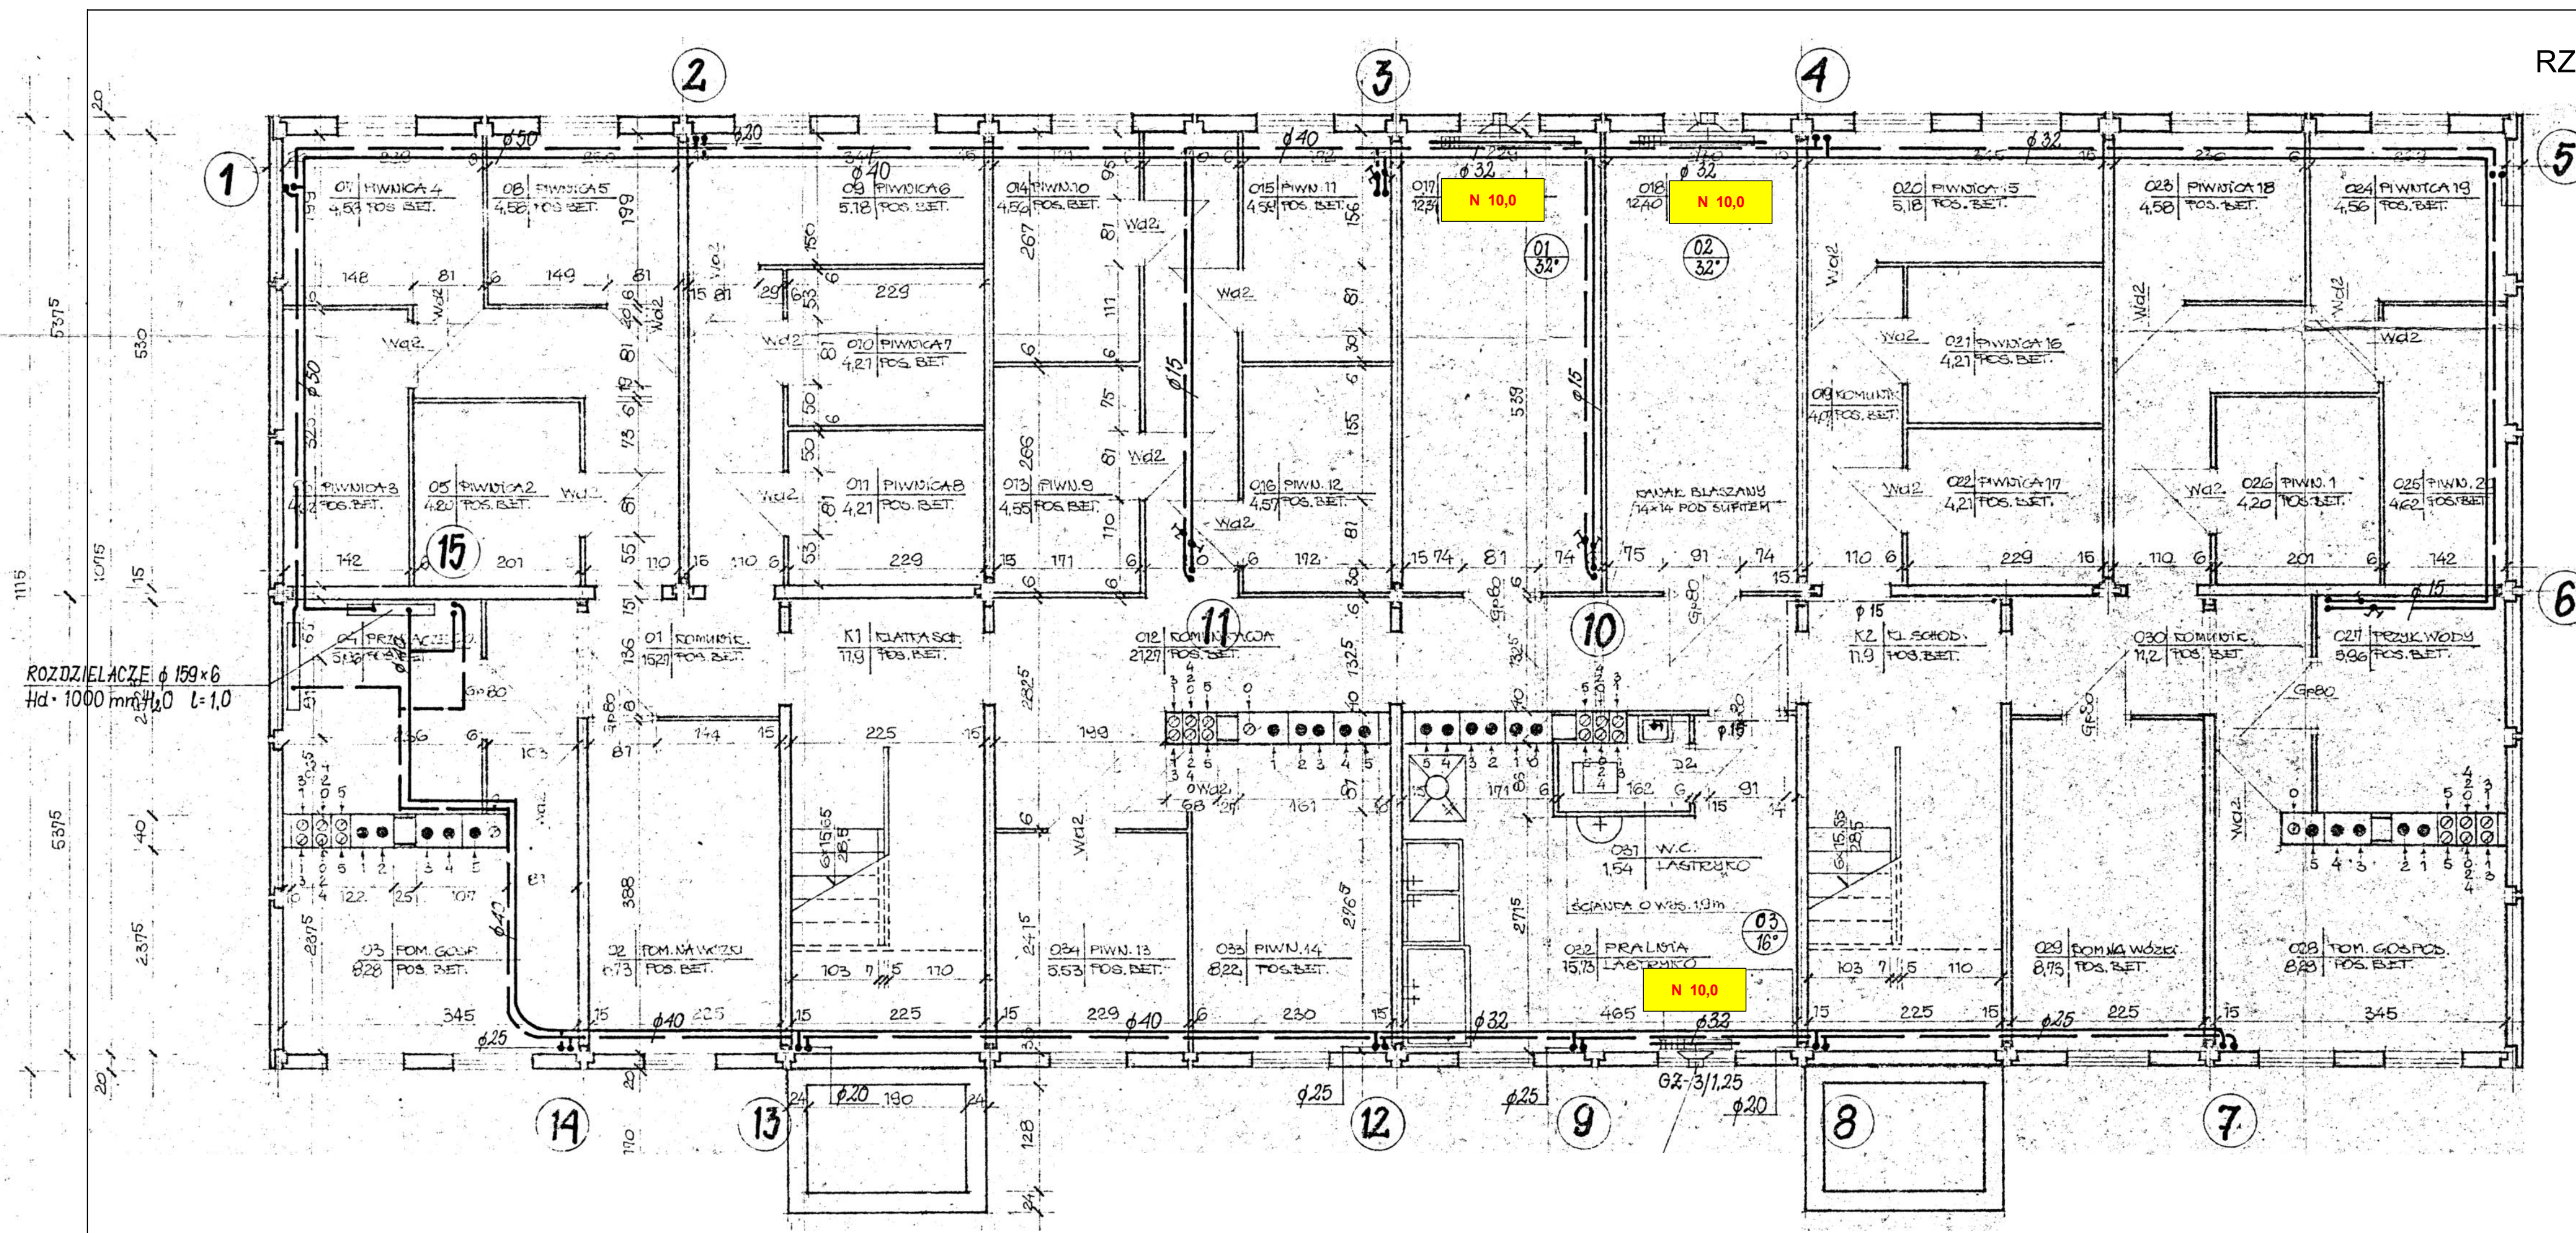

	PROJEKTOWANIE, NADZOROWANIE I WYKONAWSTWO w zakresie inżynierii sanitarniej mgr inż. Jacek Joachimiak	
	ul. E. Orzeszkowej 20/4 64-920 Pila 604-961-179	
TEMAT	Regulacja hydrauliczna instalacji c.o.	
OBIEKT	Bud. miesz. wielorodzinny, Os. Słowackiego 22, 64-980 Trzcianka	
INWESTOR	Spółdzielnia Miesz. Lokat. - Wlasn., Os. Słowackiego 24, Trzcianka	
OPRACOWAL	mgr inż. Jacek Joachimiak	WK/P0112/POOS/06
PROJEKTOWAL	mgr inż. Jacek Joachimiak	WK/P0112/POOS/06
SPRAWDZIL		Nr rys.: 1
		Skala: 1:50 Data: 04/2021