



# RZUT PIWNIC

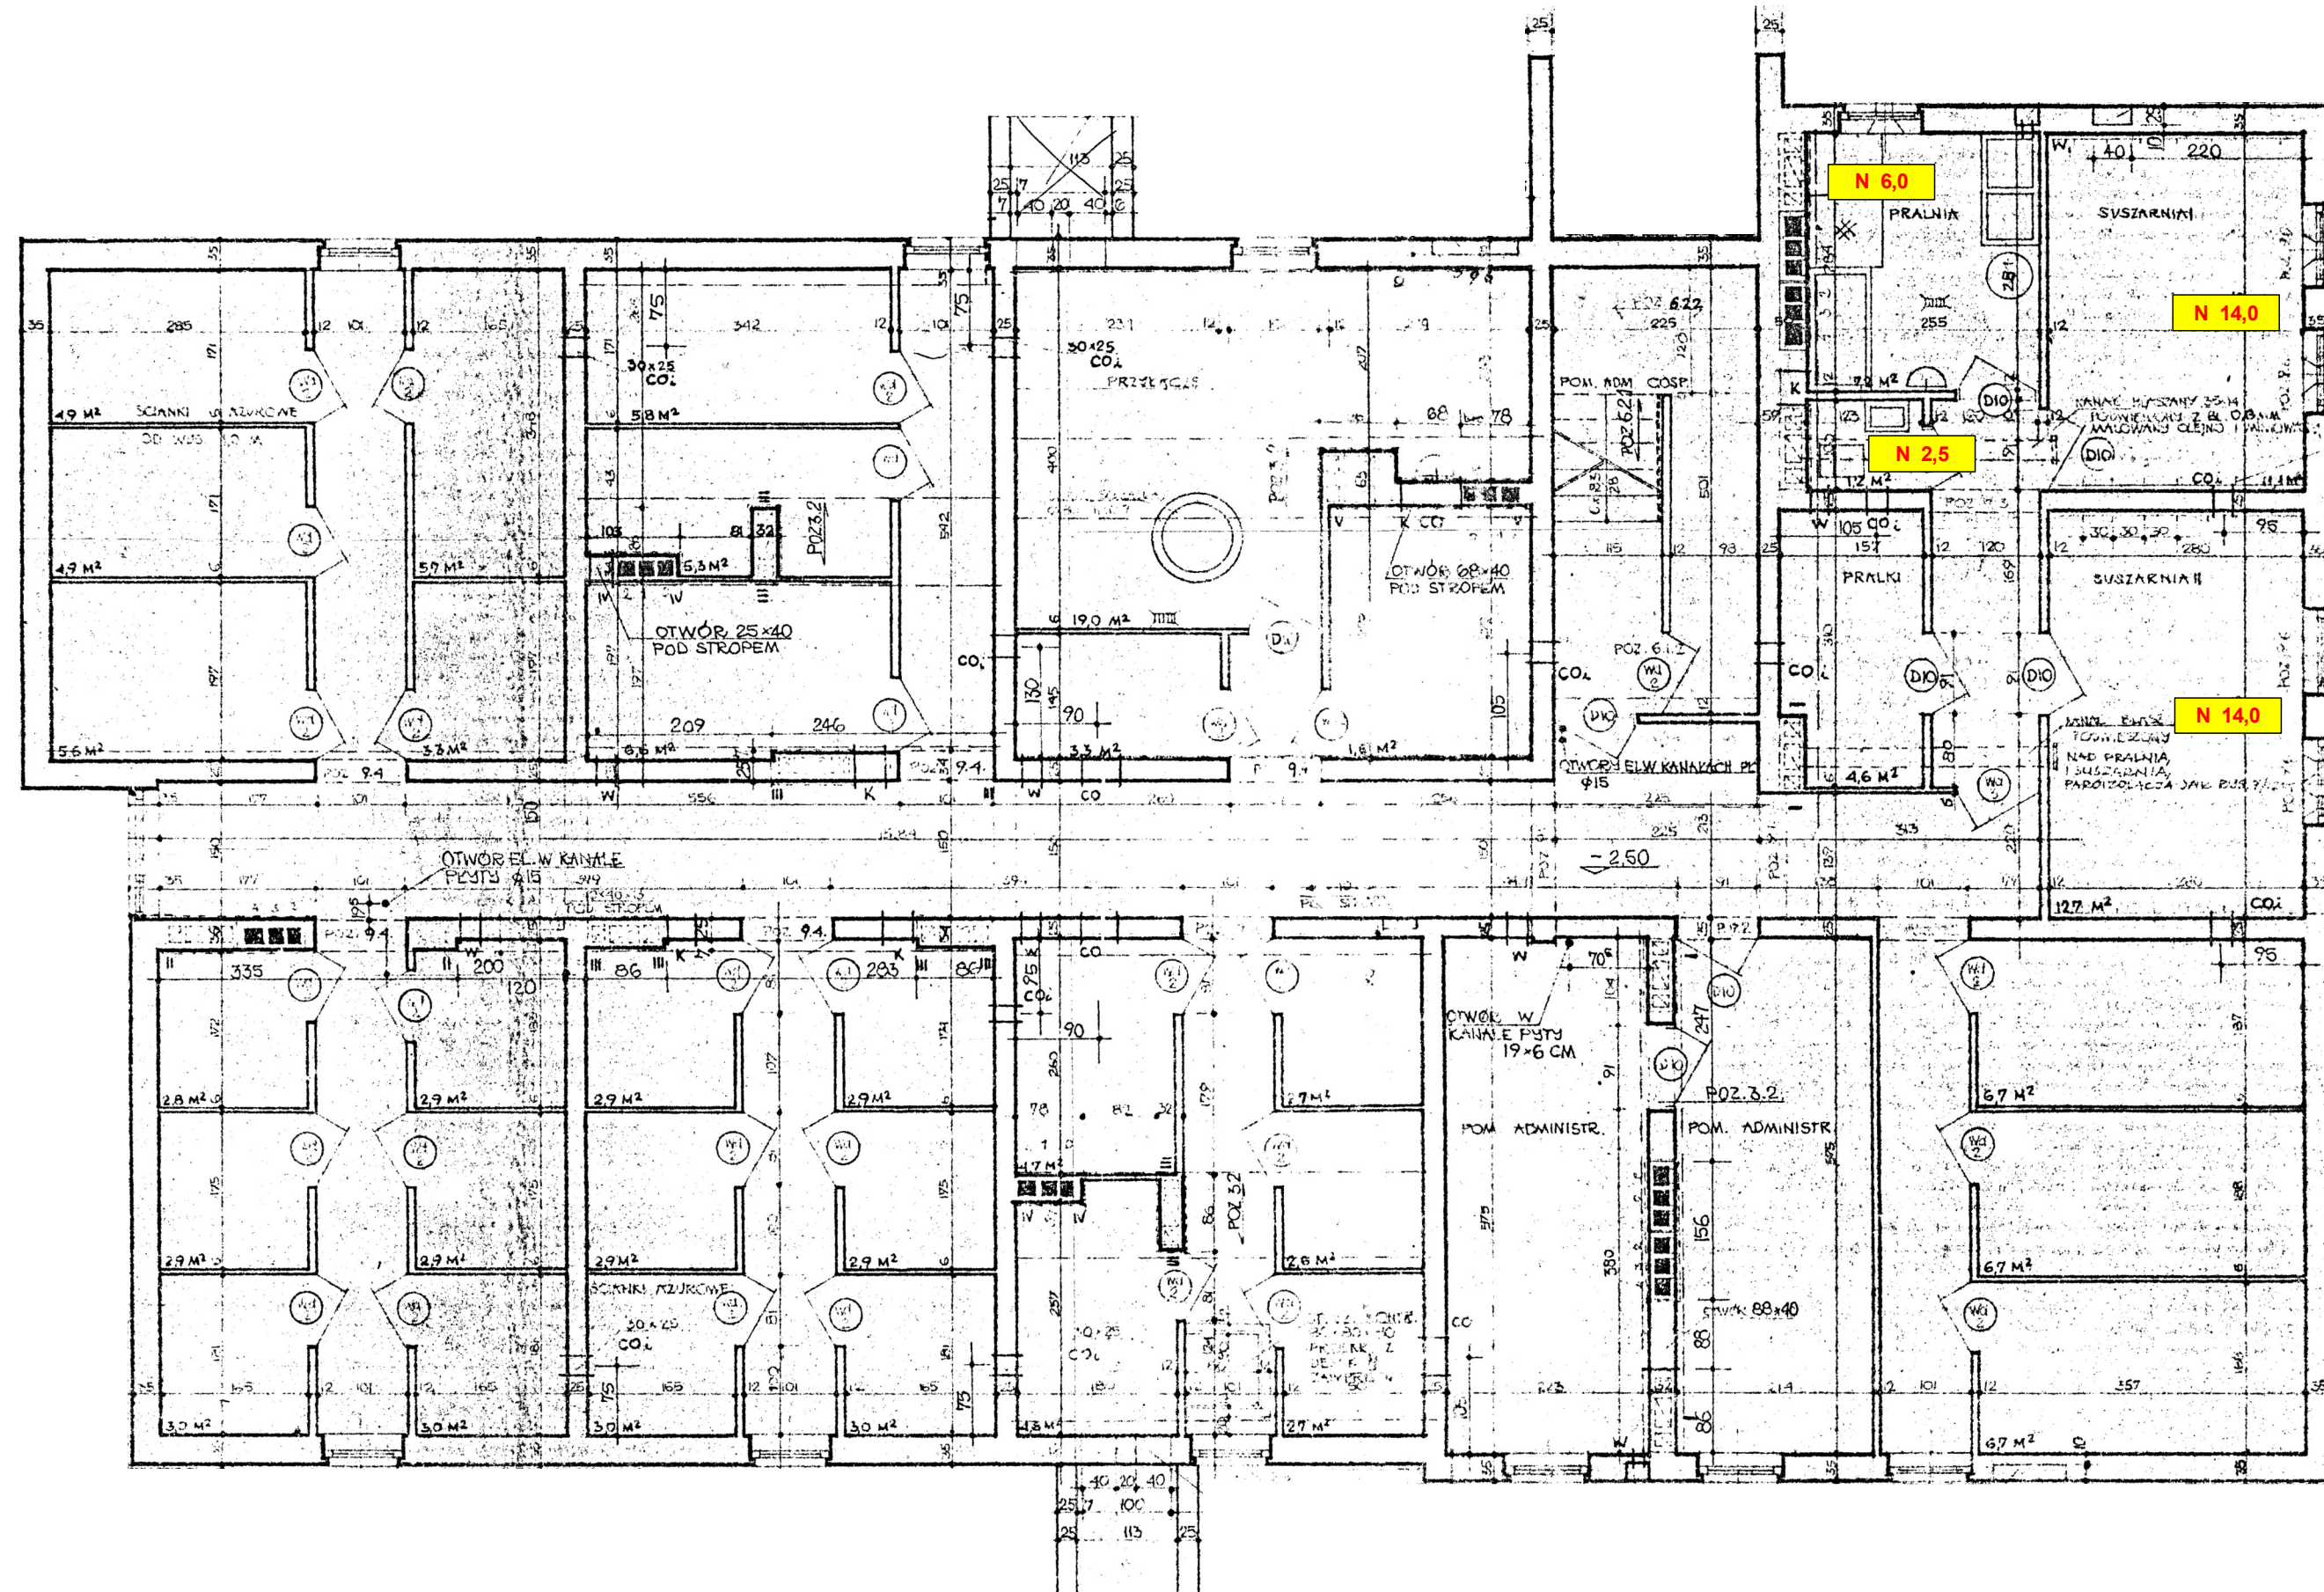

 <b>PROJEKTOWANIE, NADZOROWANIE I WYKONAWSTWO</b> w zakresie inżynierii sanitarnej <b>mgr inż. Jacek Joachimiak</b> ul. E. Orzeszkowej 20/4 64-920 Piła 604-961-179			
TEMAT	Regulacja hydrauliczna instalacji centralnego ogrzewania		
OBIEKT	Bud. mieszk. wielorodzinny, Os. Słowackiego 4 ; 64-980 Trzcianka		
INWESTOR	Spółdzielnia Mieszk. Lokat. - Własn., Os. Słowackiego 24 ; Trzcianka		
OPRACOWAŁ	mgr inż. Jacek Joachimiak	WKP/0112/POOS/06	Skala : 1 : 75
PROJEKTOWAŁ	mgr inż. Jacek Joachimiak	WKP/0112/POOS/06	Data : 04/2021
SPRAWDZIŁ			Nr rys. : 1