



RZUT PIWNIC

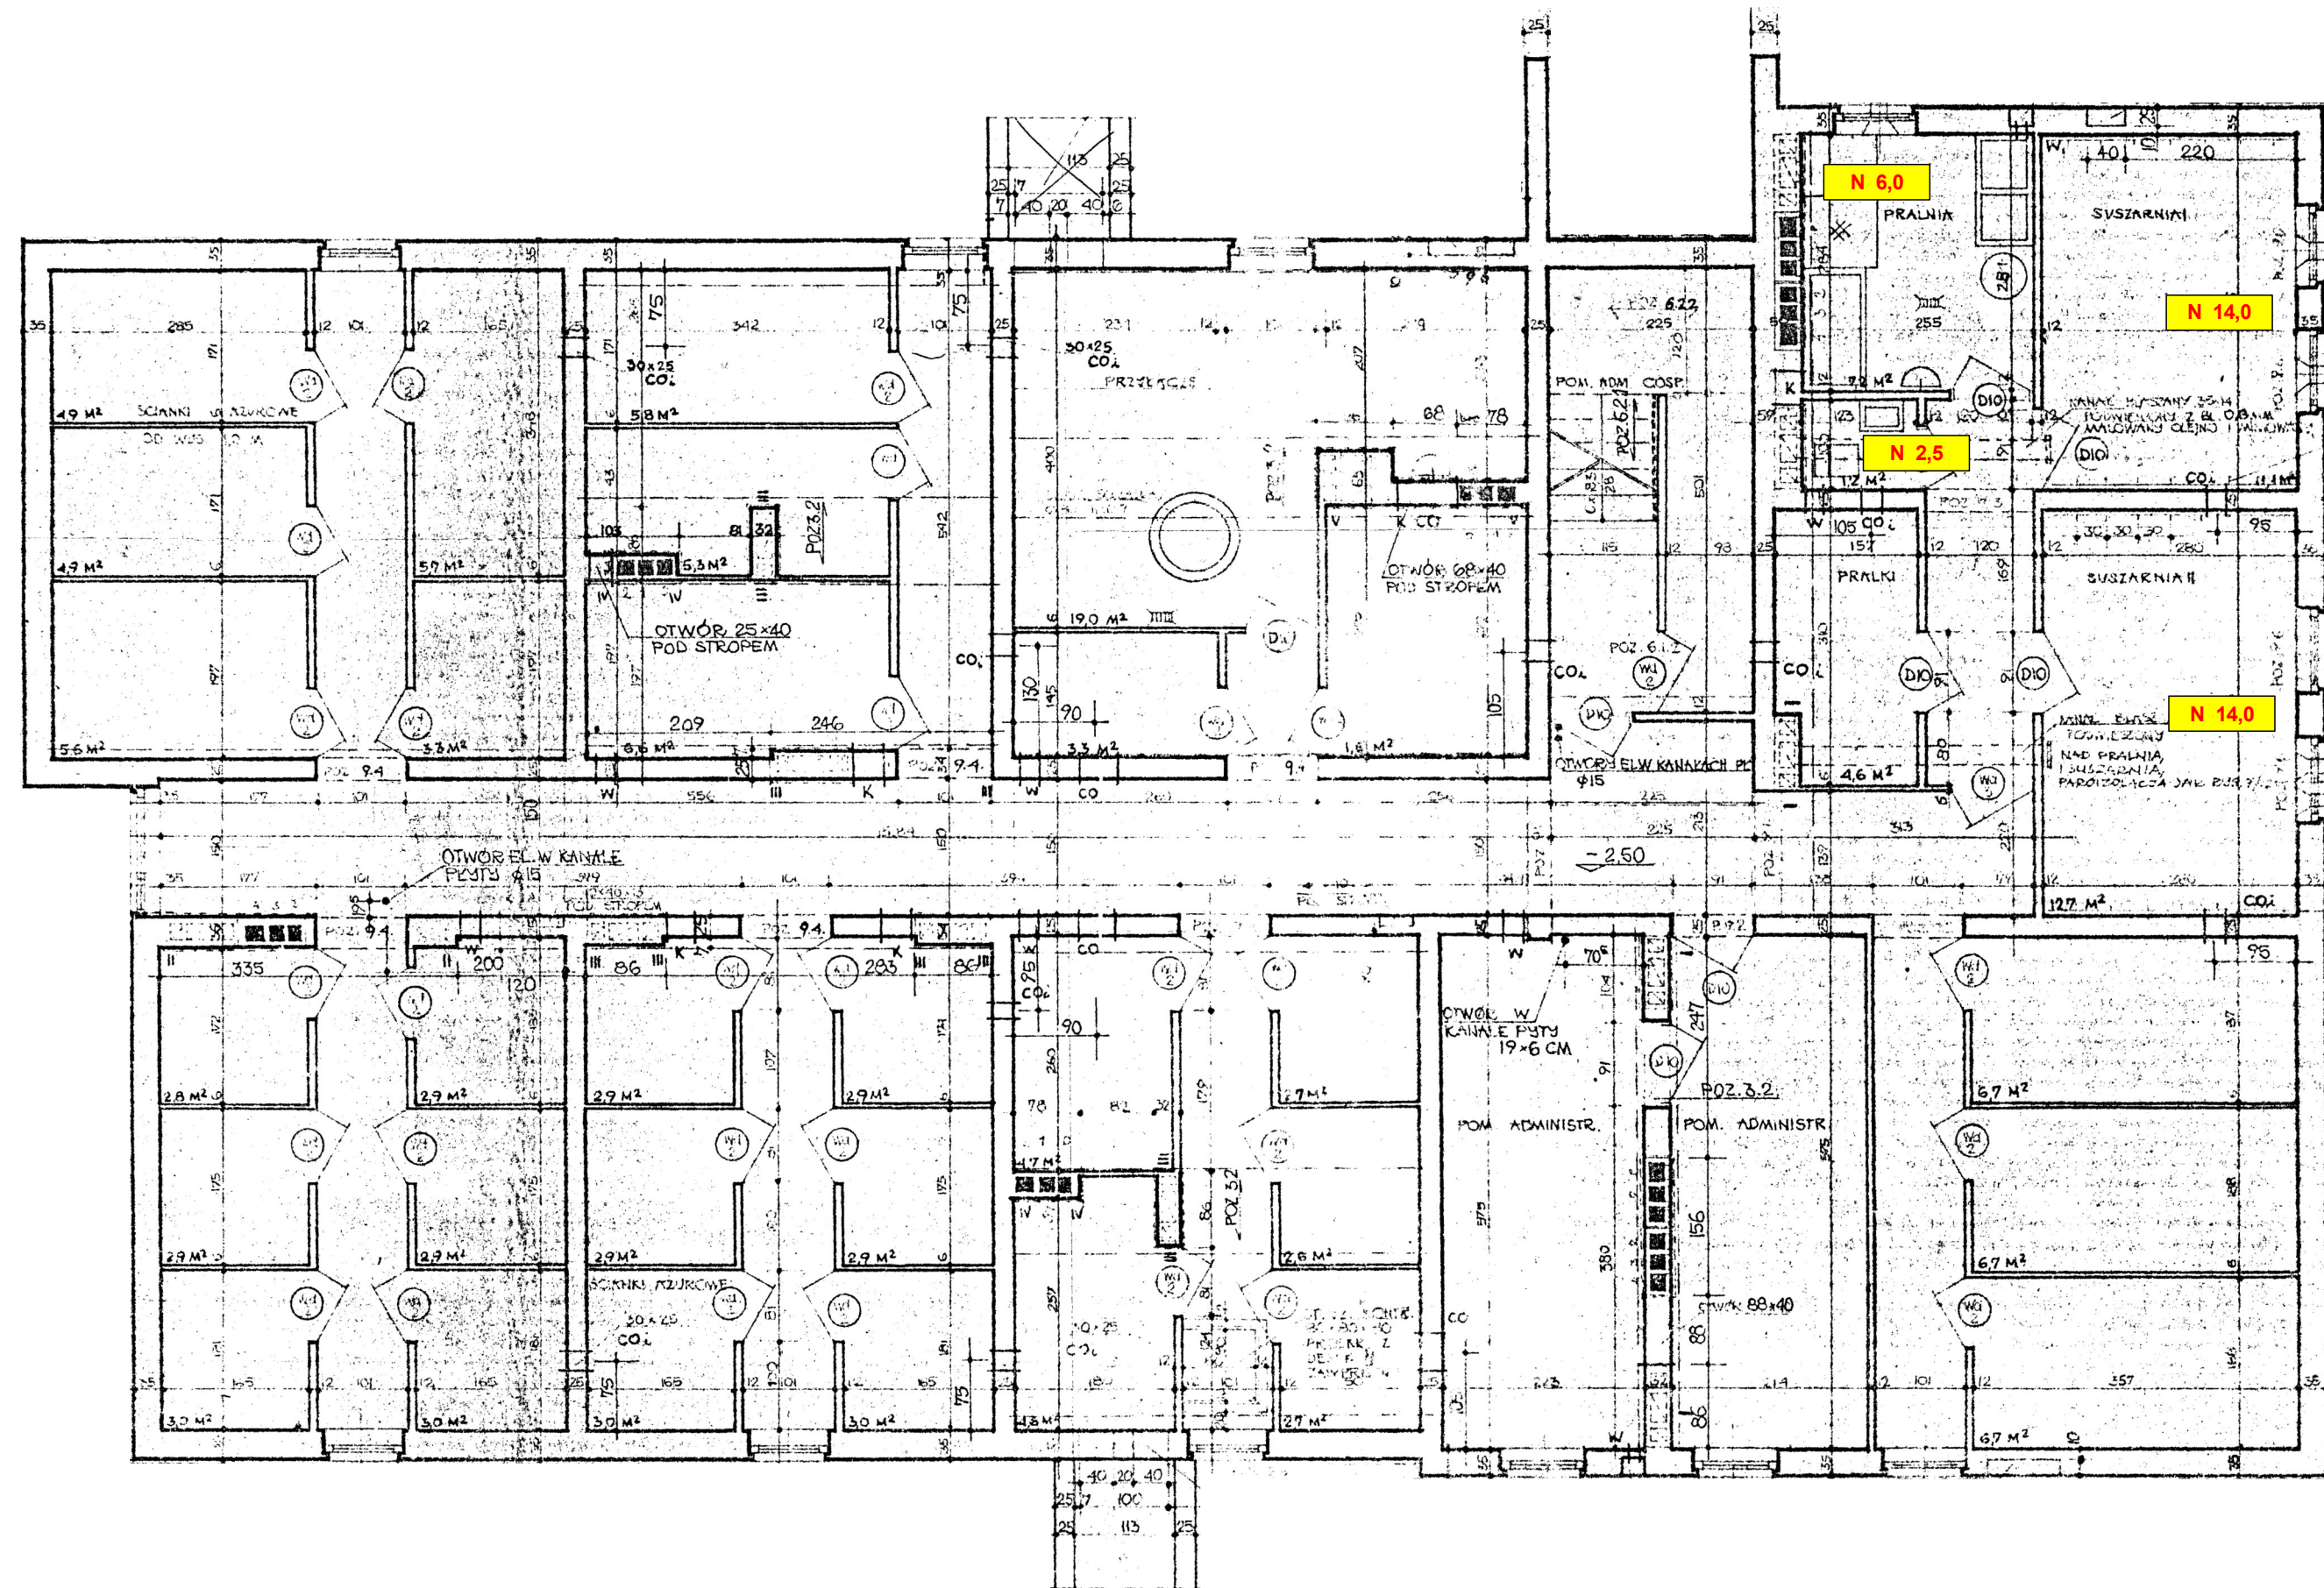

 PROJEKTOWANIE, NADZOROWANIE I WYKONAWSTWO w zakresie inżynierii sanitarnej mgr inż. Jacek Joachimiak ul. E. Orzeszkowej 20/4 64-920 Piła 604-961-179			
TEMAT	Regulacja hydrauliczna instalacji centralnego ogrzewania		
OBIEKT	Bud. mieszk. wielorodzinny, Os. Słowackiego 5; 64-980 Trzcianka		
INWESTOR	Spółdzielnia Mieszk. Lokat. - Własny, Os. Słowackiego 24; Trzcianka		
OPRACOWAŁ	mgr inż. Jacek Joachimiak	WKP/0112/POOS/06	Skala : 1 : 75
PROJEKTOWAŁ	mgr inż. Jacek Joachimiak	WKP/0112/POOS/06	Data : 04/2021
SPRAWDZIŁ			Nr rys. : 1