



S1

S3

RZUT PIWNIC

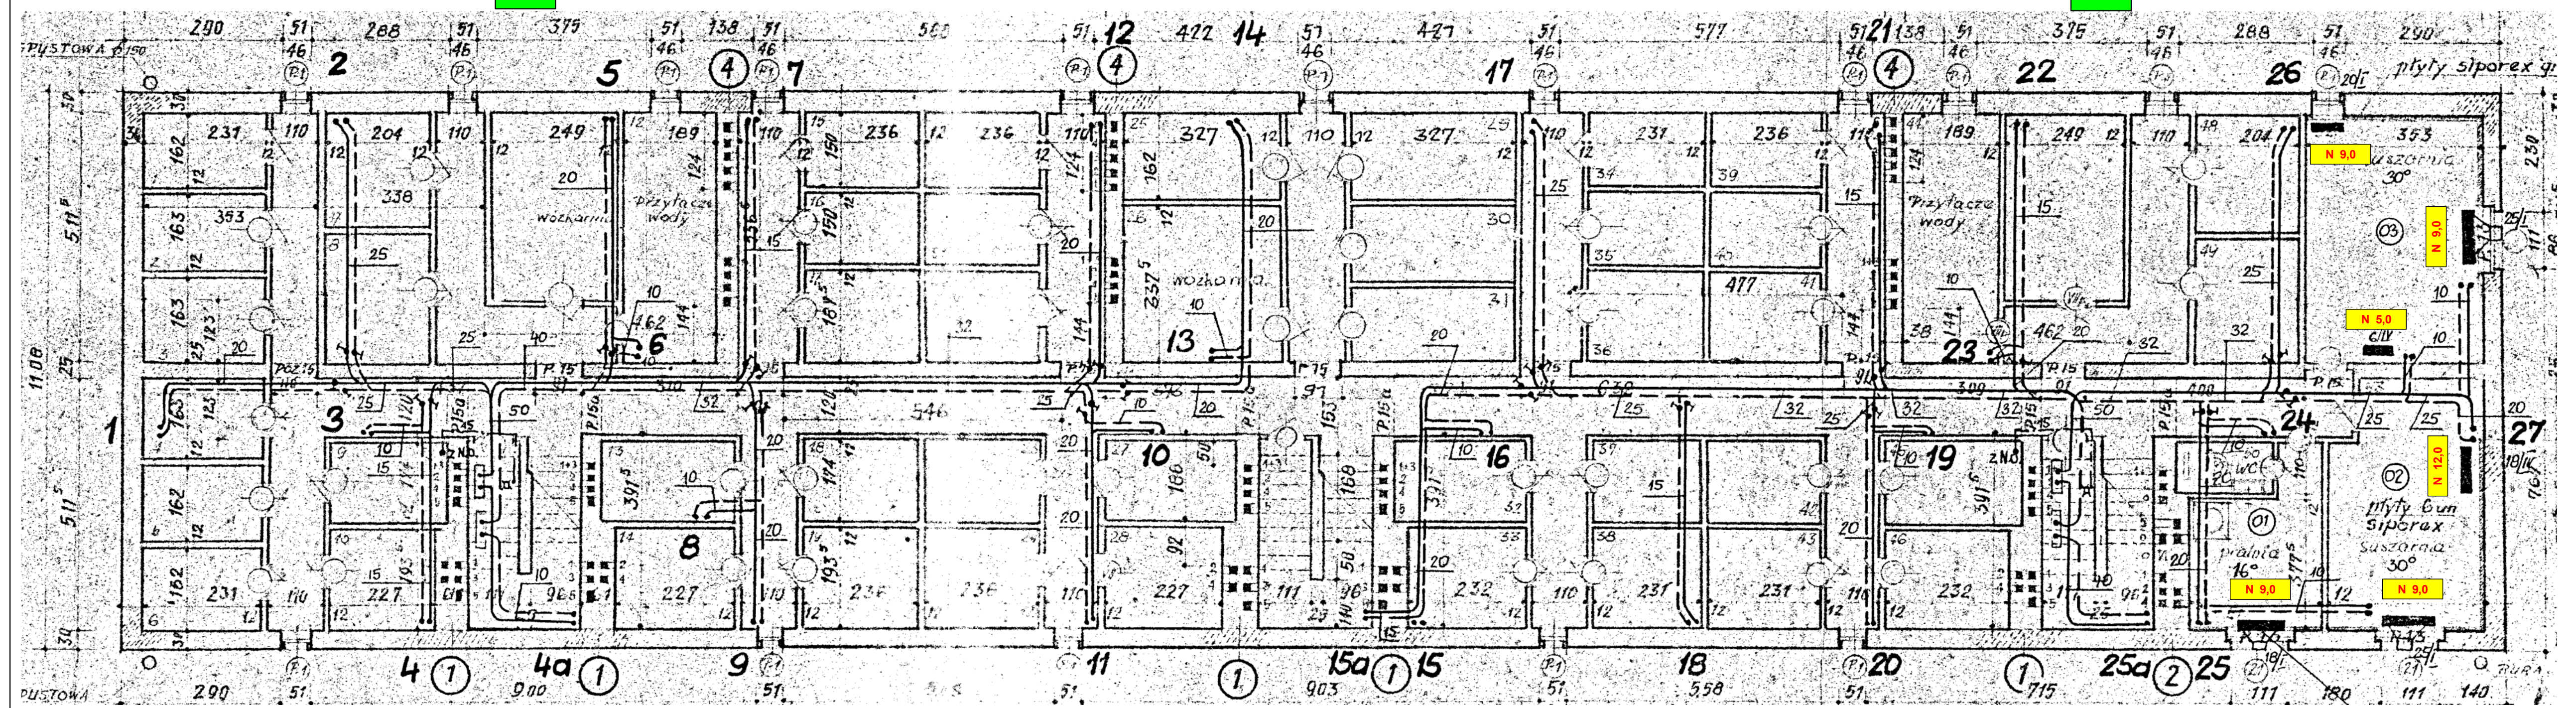

S2

| | | | |
|--|--|------------------|---------------|
|  PROJEKTOWANIE, NADZOROWANIE I WYKONAWSTWO w zakresie inżynierii sanitarnej mgr inż. Jacek Joachimiak jacekjoachimiak@wp.pl 64-920 Piła 604-961-179 | | | |
| TEMAT | Regulacja hydrauliczna instalacji centralnego ogrzewania | | |
| OBIEKT | Budynek mieszkalny, ul. Woj. Polskiego 95-97; 64-761 Krzyż Wilk. | | |
| INWESTOR | Spółdzielnia Mieszk. Lokat. - Włas., Os. Słowackiego 24; Trzcianka | | |
| OPRACOWAŁ | mgr inż. Jacek Joachimiak | WKPI/012/POOS/06 | Skala: 1:75 |
| PROJEKTOWAŁ | mgr inż. Jacek Joachimiak | WKPI/012/POOS/06 | Data: 08/2021 |
| SPRAWDZIŁ | | | Nr rys.: 1 |