



# RZUT PARTERU

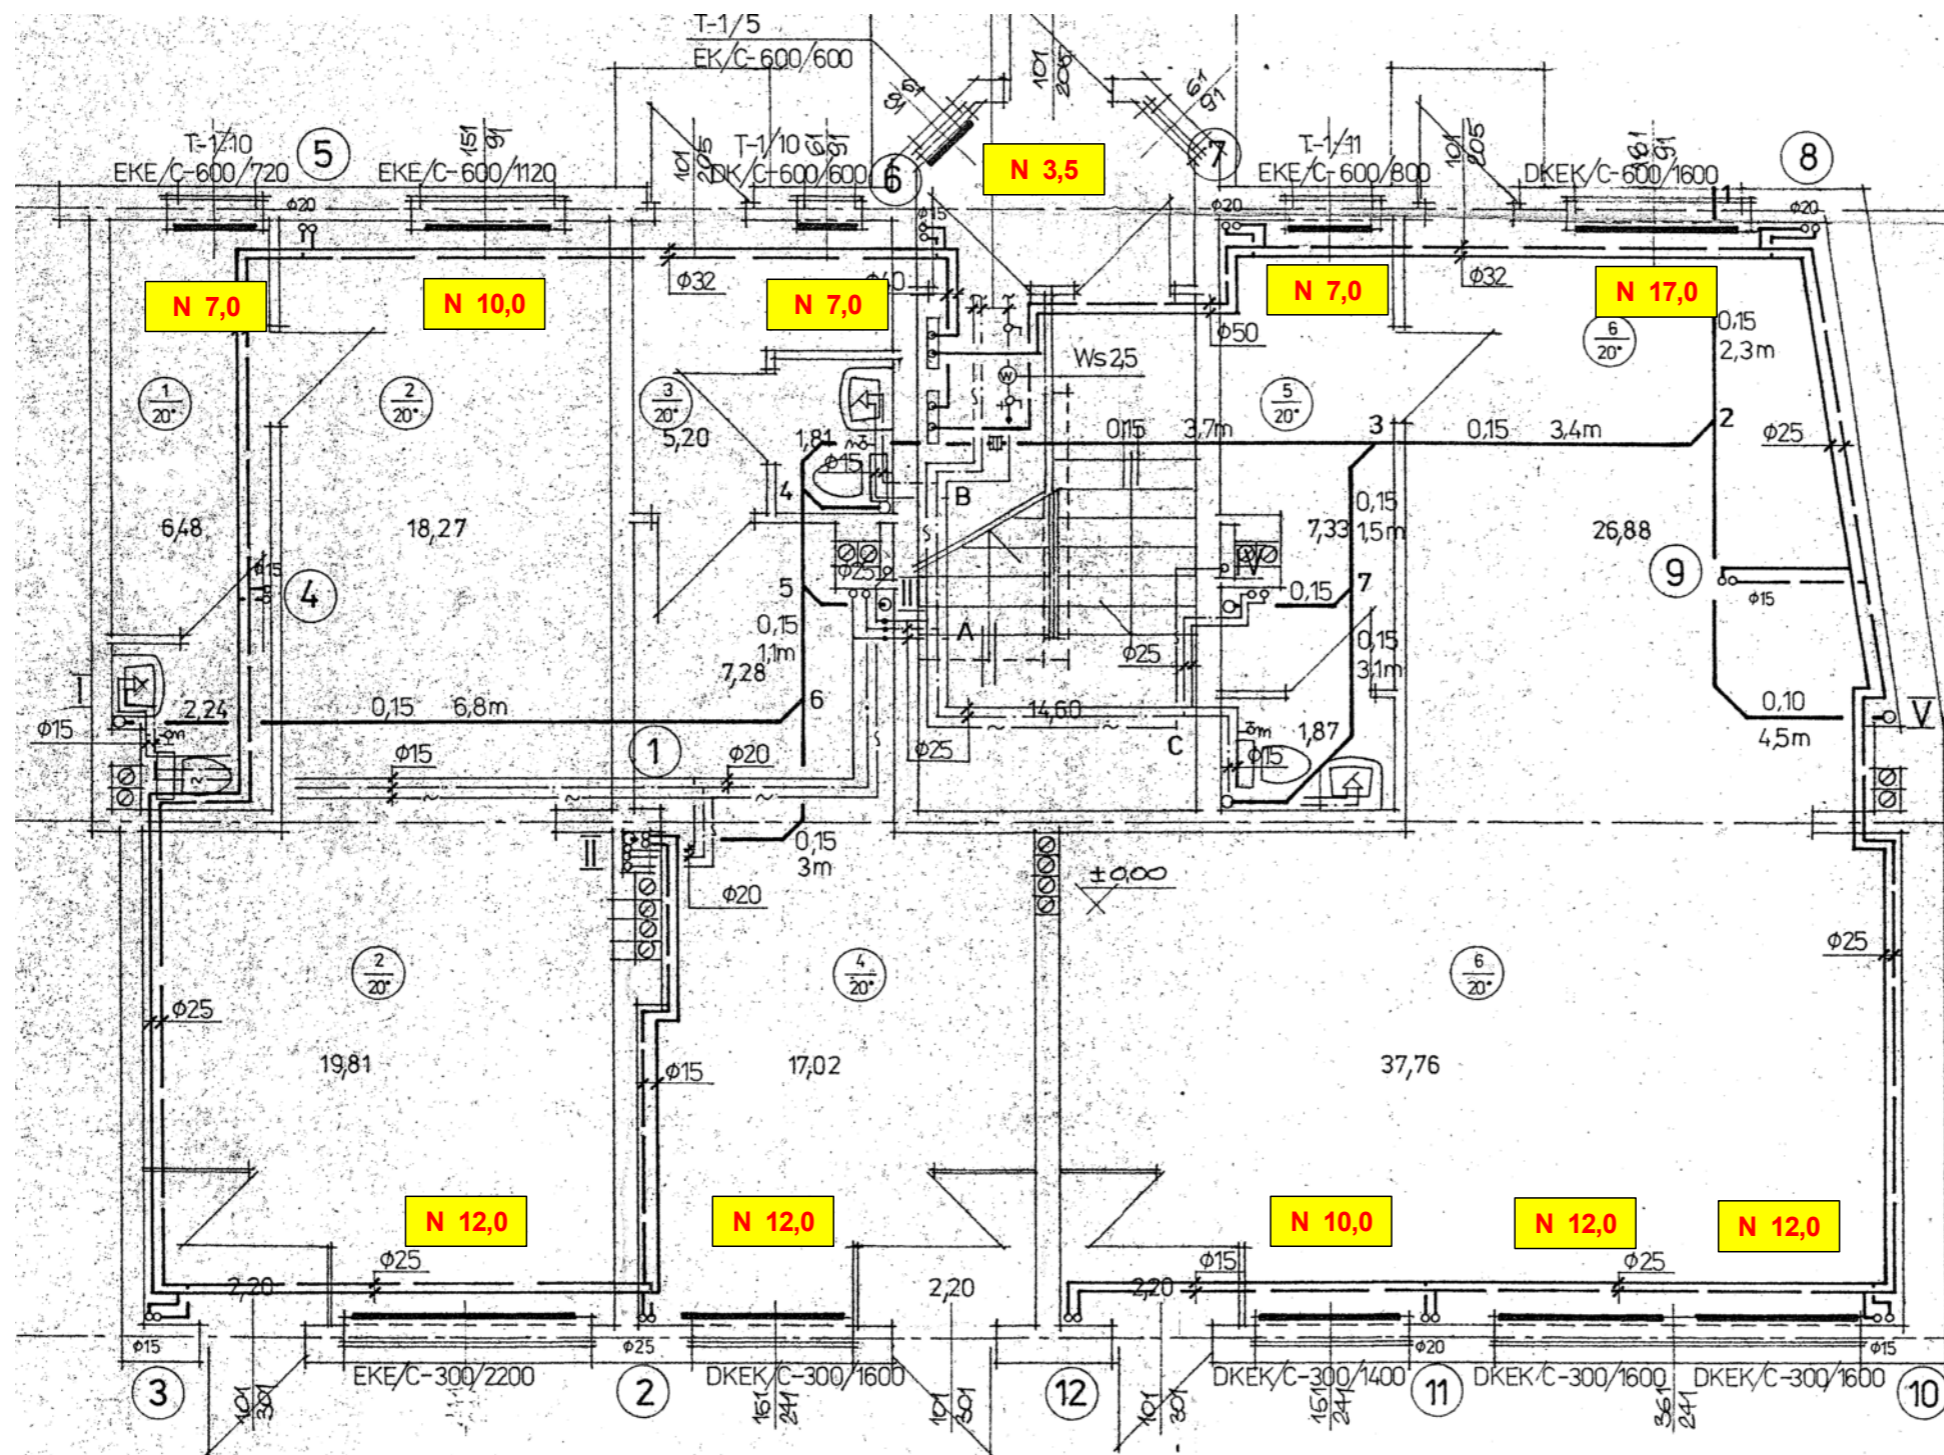

	<b>PROJEKTOWANIE, NADZOROWANIE I WYKONAWSTWO</b> w zakresie inżynierii sanitarniej mgr inż. Jacek Joachim jacekjoachim@wp.pl 64-920 Pila 604-961-179	
	<b>TEMAT</b> Regulacja hydrauliczna instalacji centralnego ogrzewania	
<b>OBIEKT</b> Bud. mieszk. wielorodzinny, ul. Dąbrowskiego 15 ; 64-980 Trzcianka		
<b>INWESTOR</b> Spółdzielnia Mieszk. Lokat. - Włas. , Os. Słowackiego 24 ; Trzcianka		
<b>OPRACOWAŁ</b> mgr inż. Jacek Joachim WKP/0112/POOS/06	Skala : 1 : 75	
<b>PROJEKTOWAŁ</b> mgr inż. Jacek Joachim WKP/0112/POOS/06	Data : 08/2021	
<b>SPRAWDZIŁ</b>	Nr rys. : 1	