



RZUT PIĘTRA

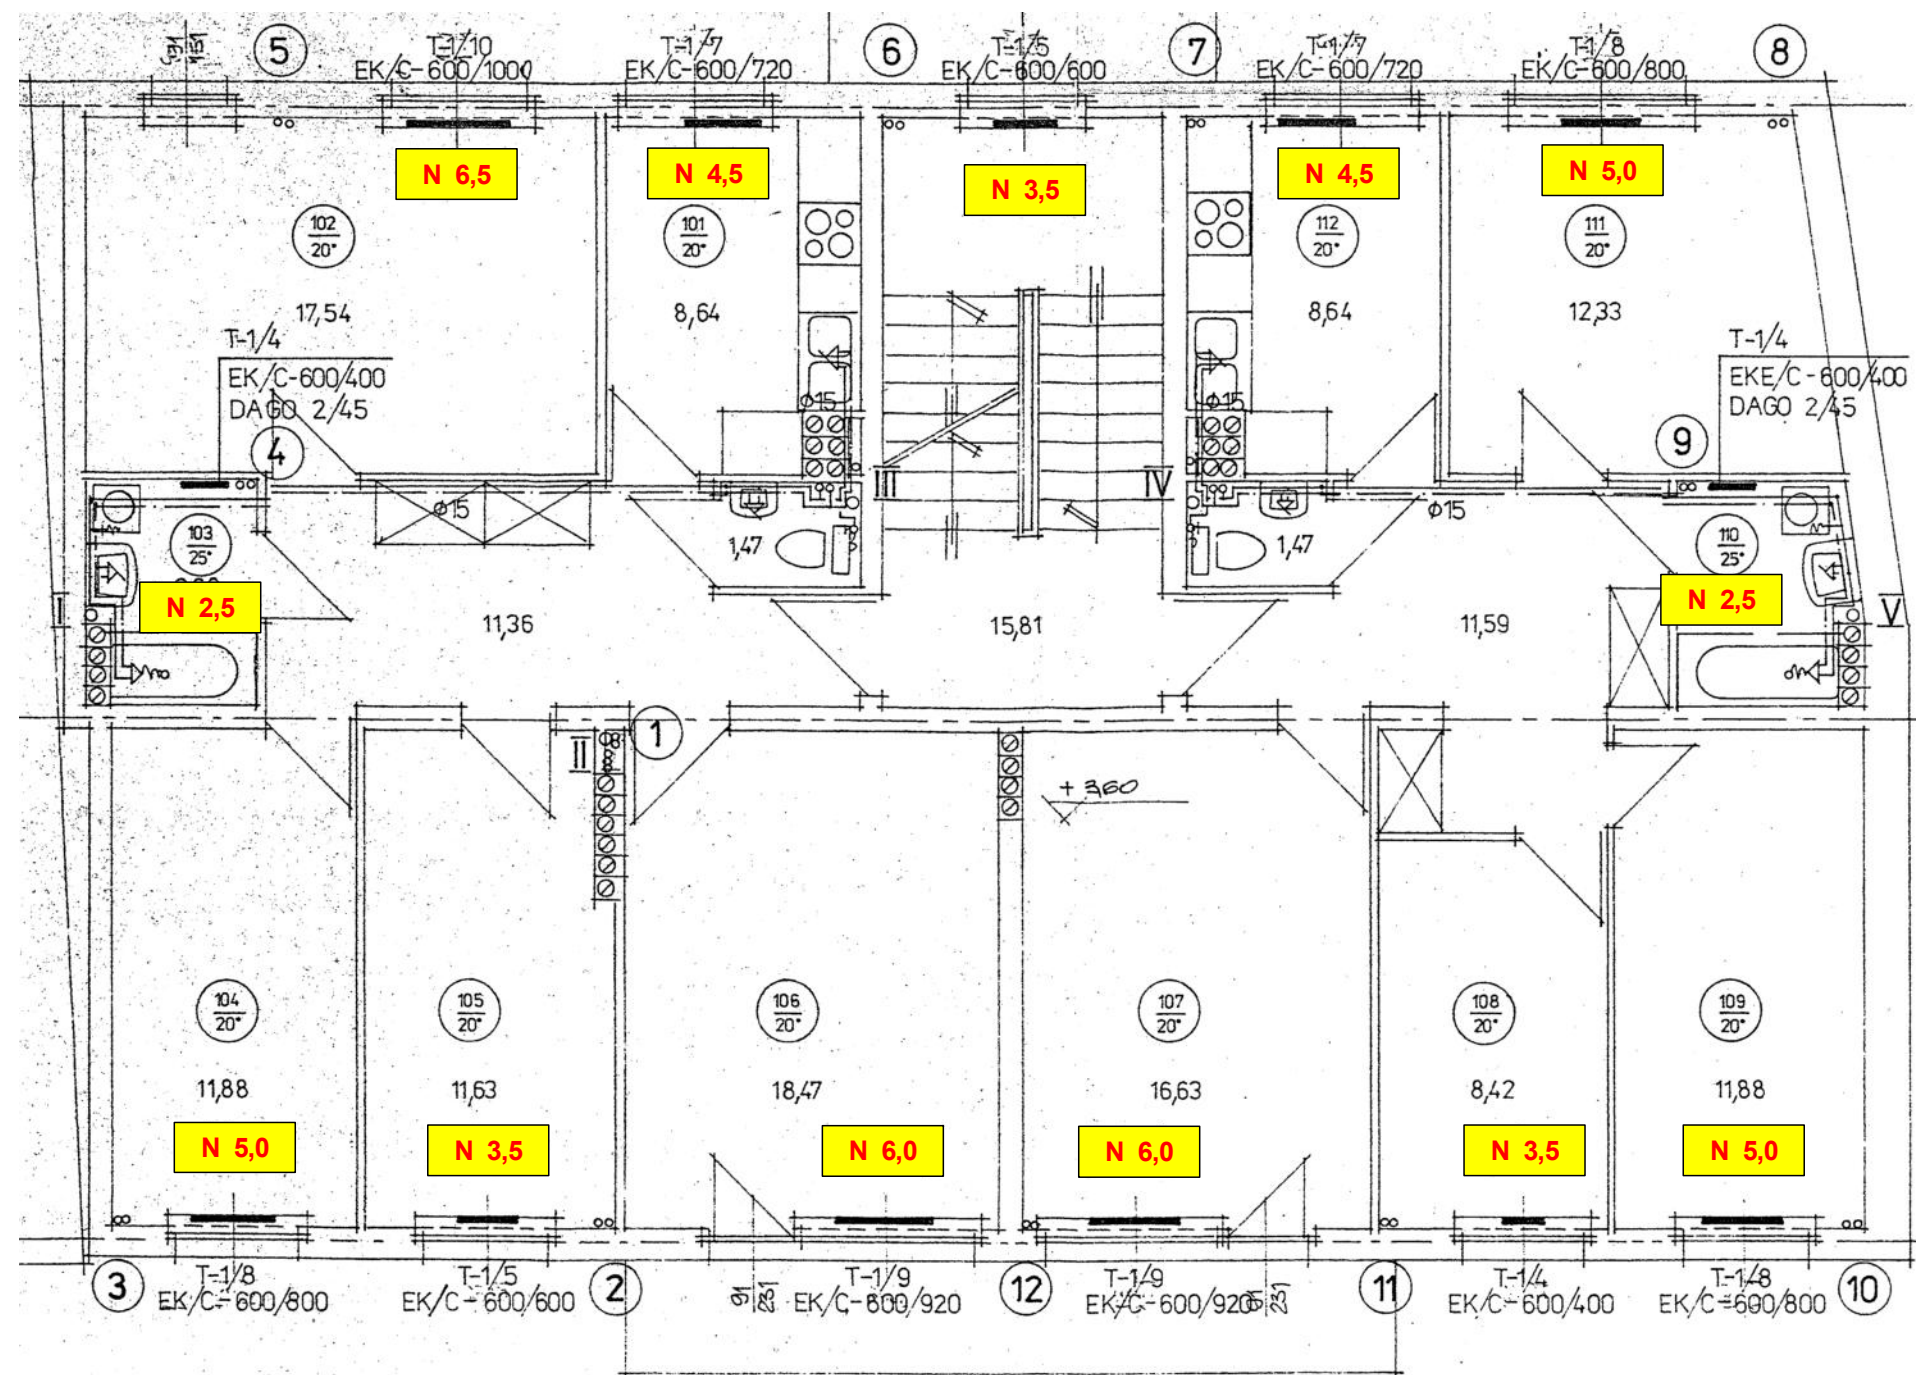

	PROJEKTOWANIE, NADZOROWANIE I WYKONAWSTWO w zakresie inżynierii sanitarnej mgr inż. Jacek Joachimiak ✉ jacekjoachimiak@wp.pl 64-920 Pila ☎ 604-961-179	
	TEMAT Regulacja hydrauliczna instalacji centralnego ogrzewania	OBIEKT Bud. mieszk. wielorodzinny, ul. Dąbrowskiego 15; 64-980 Trzcianka
INWESTOR Spółdzielnia Mieszk. Lokat. - Włas., Os. Słowackiego 24; Trzcianka	OPRACOWAŁ mgr inż. Jacek Joachimiak WKP/0112/POOS/06	Skala : 1 : 75 Data : 08/2021
PROJEKTOWAŁ mgr inż. Jacek Joachimiak WKP/0112/POOS/06	SPRAWDZIŁ	Nr rys. : 2